



Nº de expediente: 008100-000035-23

Fecha: 13.07.2023

Universidad de la República Uruguay - UDELAR



ASUNTO

MODIFICACIÓN DEL PROYECTO A EJECUTAR POR EL CONCEPTO DE OBRA CRÍTICA PARA ISEF PARQUE BATLLE

Unidad	SECCIÓN SECRETARÍA COMISIÓN DIRECTIVA - CENTRO MONTEVIDEO - ISEF
Tipo	PROYECTOS - PRESENTACION DE
Tema:	Baños y Vestuarios ISEF - PB
Nombre:	
Interesado:	ISEF DGA
Cédula de Identidad:	
Dirección - Calle:	
Dirección - Número de puerta:	
Dirección - Complemento:	
Teléfono:	
Correo electrónico:	
Dependencia a la que pertenece:	
Institución o Empresa:	
Dirección - Calle:	
Dirección - Número de puerta:	
Dirección - Complemento:	
Teléfono:	
Fax:	
Correo electrónico:	

La presente impresión del expediente administrativo que se agrega se rige por lo dispuesto en la normativa siguiente: Art. 129 de la ley 16002, Art. 694 a 697 de la ley 16736, art. 25 de la ley 17.243; y decretos 55/998, 83/001 y Decreto reglamentario el uso de la firma digital de fecha 17/09/2003.-

	Expediente Nro. 008100-000035-23 Actuación 1	Oficina: DIRECCIÓN DEL INSTITUTO - CENTRO MONTEVIDEO - ISEF Fecha Recibido: 13/07/2023 Estado: Cursado
--	---------------------------------------------------------------	--------------------------------------------------------------------------------------------------------------------

TEXTO

Montevideo, 13 de Julio de 2023.

Se adjunta documentación proveniente de la casilla maximiliano.di.benedetto@gmail.com

Pasa a CD por así corresponder.

Firmado electrónicamente por MARIA FLORENCIA CABRAL VALLEJO el 13/07/2023 17:55:22.

	Expediente Nro. 008100-000035-23 Actuación 2	Oficina: SECCIÓN SECRETARÍA A COMISIÓN DIRECTIVA - CENTRO MONTEVIDEO - ISEF Fecha Recibido: 13/07/2023 Estado: Reservado
--	---------------------------------------------------------------	-----------------------------------------------------------------------------------------------------------------------------------------

TEXTO

Nombre Anexo	Tamaño	Fecha
Nota a CD por modificacion del Proyecto Obra Critica.pdf	117 KB	14/07/2023 07:52:51
Acondicionamiento.pdf	5566 KB	14/07/2023 07:52:51
BAÑOS Y VESTUARIOS 1.pdf	300 KB	14/07/2023 07:52:51
BAÑOS Y VESTUARIOS 2.pdf	280 KB	14/07/2023 07:52:51

Viernes, 13 de Julio de 2023

Nota por modificación del Proyecto a ejecutar por el concepto de Obra Critica para ISEF Parque Batlle.

Ante la presentación por parte de DGA de la propuesta para el acondicionamiento de vestuarios y baños que contará con la reforma del local, duchas, vestuarios y baños, incorporándose el baño accesible, sala de lactancia y baño de funcionarios. Y según lo dialogado a través del “Grupo de trabajo para el programa de mejoras de crecimiento edilicio e infraestructura” y presentado en este ámbito; pero que no habiéndose reunido hasta la fecha desde su conformación como cogobernada y aprobación de dichas modificaciones, se entiende pertinente la presentación y aval por parte de la Comisión Directiva para avanzar en la ejecución de las obras con sus respectivas modificaciones a nivel de proyecto ejecutivo.

Estas modificaciones realizadas, son de proyecto en el entendido de que estos baños y vestuarios son reformulados para que sean Agénero, esto quiere decir -y dialogado en su momento con la Comisión de Equidad y Género de ISEF- que el proyecto contempla en estas obras la no identidad de género en los espacios a reformar. Esto hace que se tenga presente reformulaciones que hacen al uso del espacio de baños, duchas y vestuarios.

Sin más, se adjuntan los dos proyectos -el inicial y el modificado con la reformulación de que sean Agénero- para que la CD tome conocimiento y respalde la realización del proyecto ejecutivo que tendrá como proceso la licitación correspondiente y ejecución de obras para el cierre del semestre Par. Es importante decir que estas obras ya tienen montos asignados y adjudicados para la misma.



Maximiliano Di Benedetto
Asistente Académico de la Dirección de ISEF

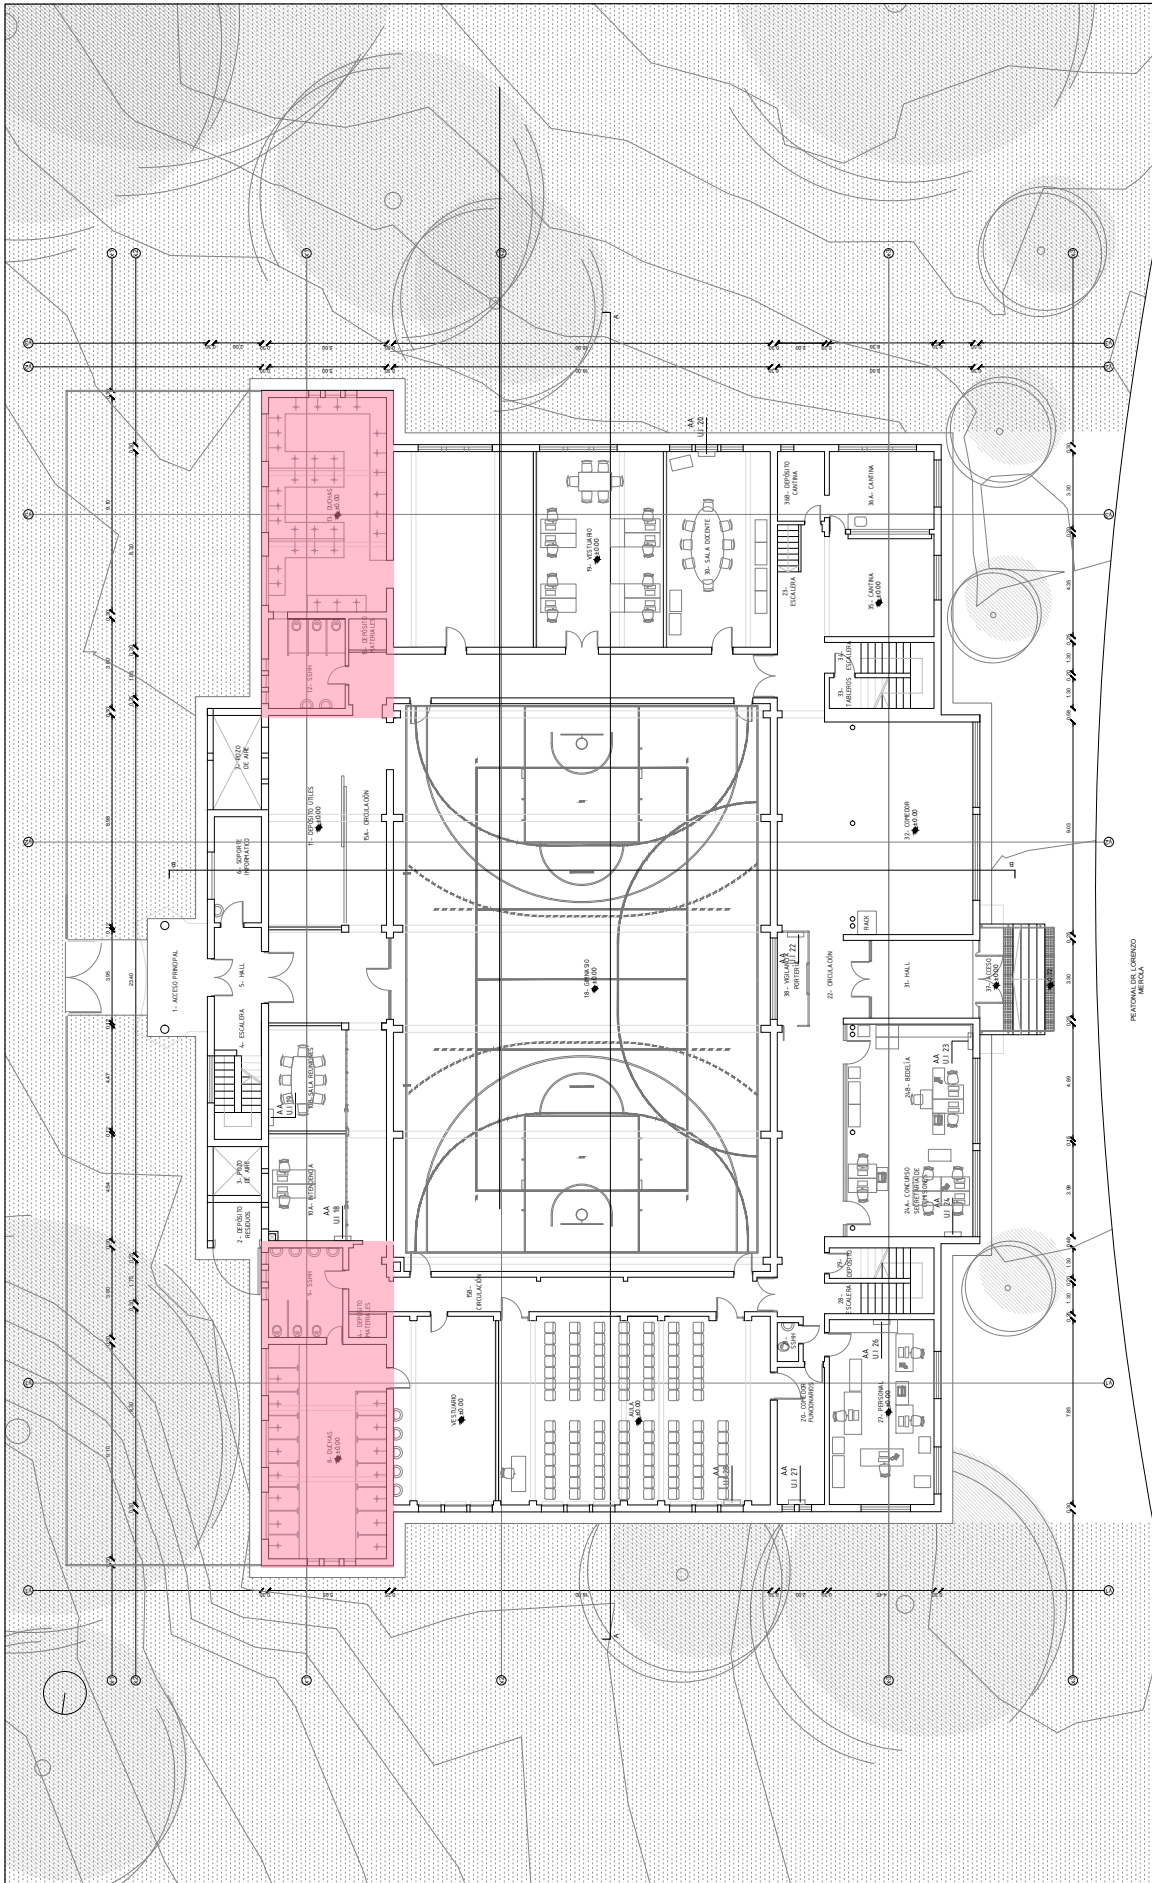



lámina número
L01

PROYECTO: INSTITUTO SUPERIORES DE EDUCACIÓN FÍSICA
 AV. DR. LORENZO MEROLA S/N - PARQUE BATLLE
 ACORDONAMIENTO DE BAÑOS Y VESTIARIOS
 PLANTA BAÑA - ÁREA DE INTERVENCIÓN
 FECHA: SEPTIEMBRE - 2022
 ESCALA: 1/200

UNIVERSIDAD DE LA REPUBLICA
 DIRECCIÓN GENERAL DE ARQUITECTURA
 DIRECTOR: ARQ. HIRACAO FLORA
 PROYECTO: ARQ. CECILIA HERNÁNDEZ
 DISEÑO: NATALIA NUÑEZ



REFERENCIAS
 ■ Área de intervención

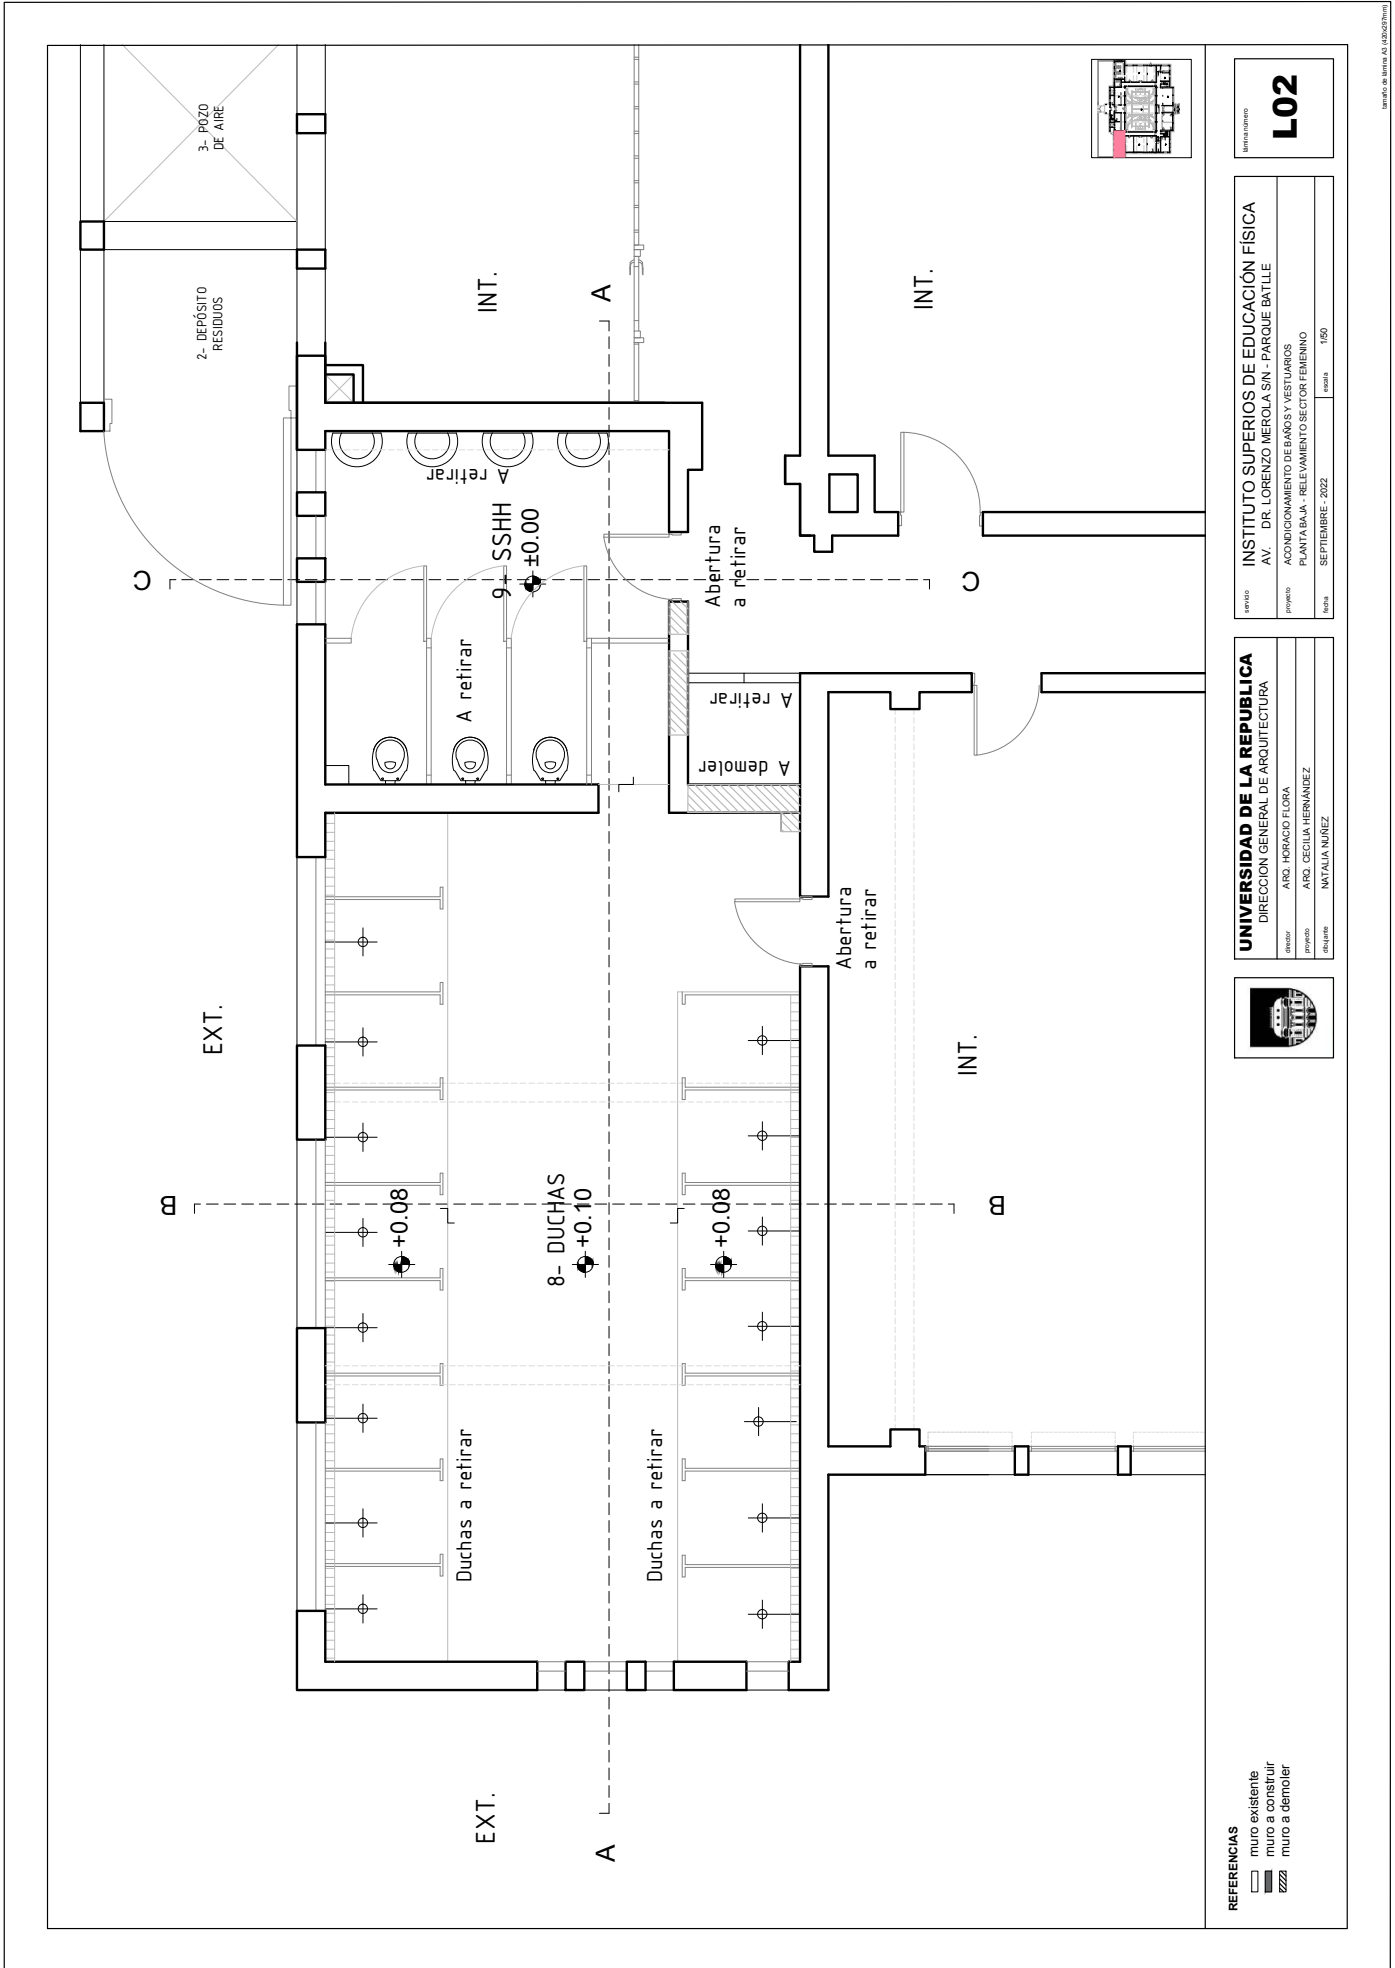

REFERENCIAS

- muro existente
- muro a construir
- muro a demoler

UNIVERSIDAD DE LA REPUBLICA
 DIRECCION GENERAL DE ARQUITECTURA

director: ARQ. HORACIO FLORA
 proyecto: ARQ. CECILIA HERNANDEZ
 dibujante: NATALIA NUÑEZ

servicio: INSTITUTO SUPERIORES DE EDUCACIÓN FÍSICA
 AV. DR. LORENZO MIEROLA SIN - PARQUE BATLLE


proyecto: ACONDICIONAMIENTO DE BAÑOS Y VESTIARIOS
 PLANTA BAJA - RELEVAMIENTO SECTOR FEMENINO


fecha: SEPTIEMBRE - 2022

escala: 1/50

hoja número: **L02**

impreso de forma A3 (80x200mm)

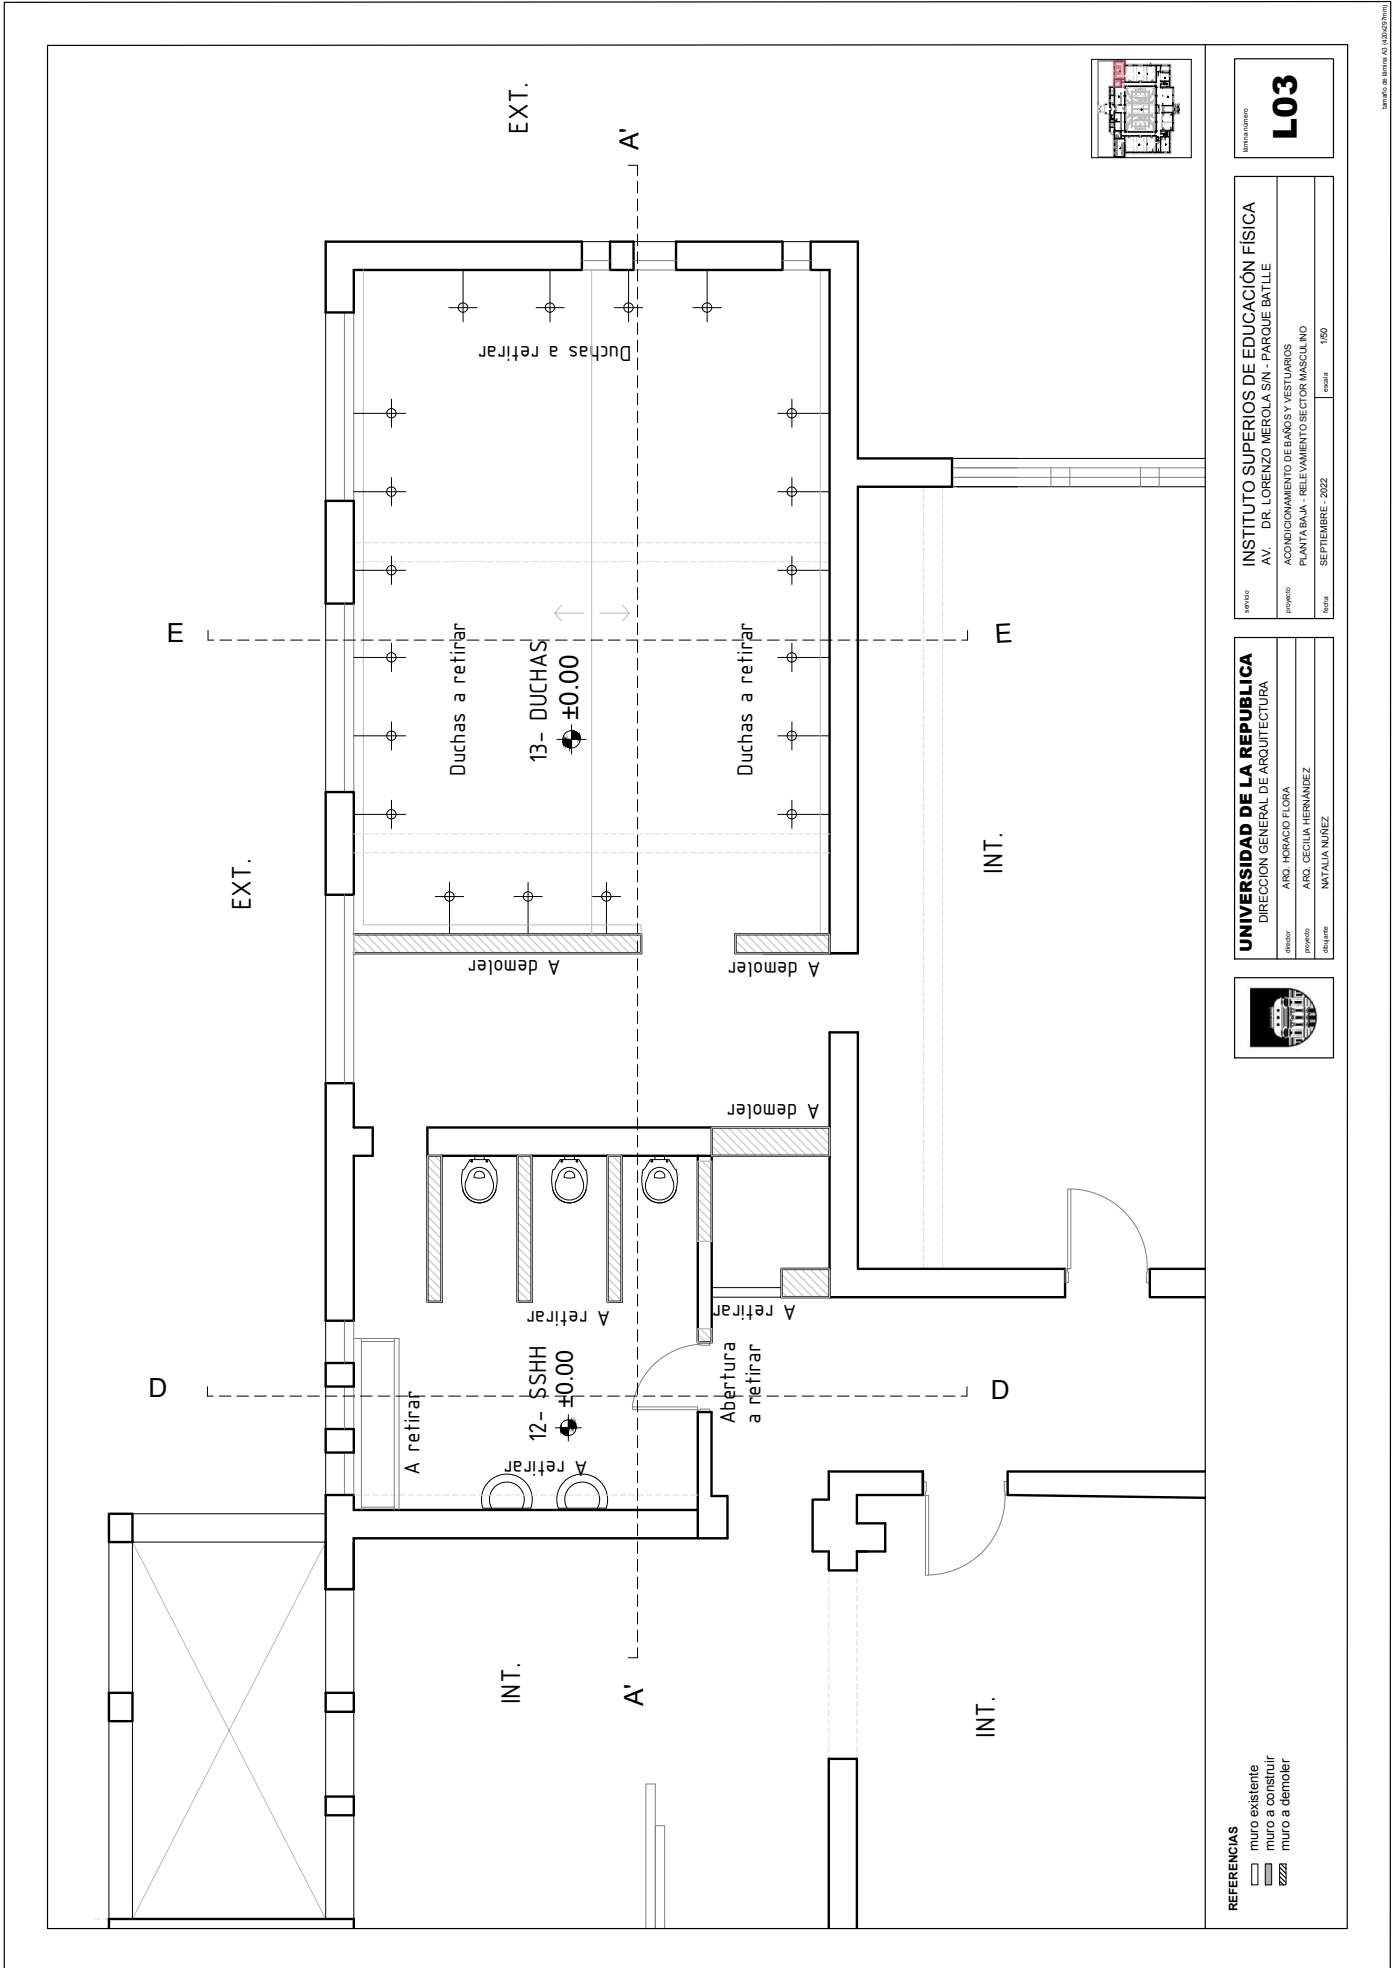

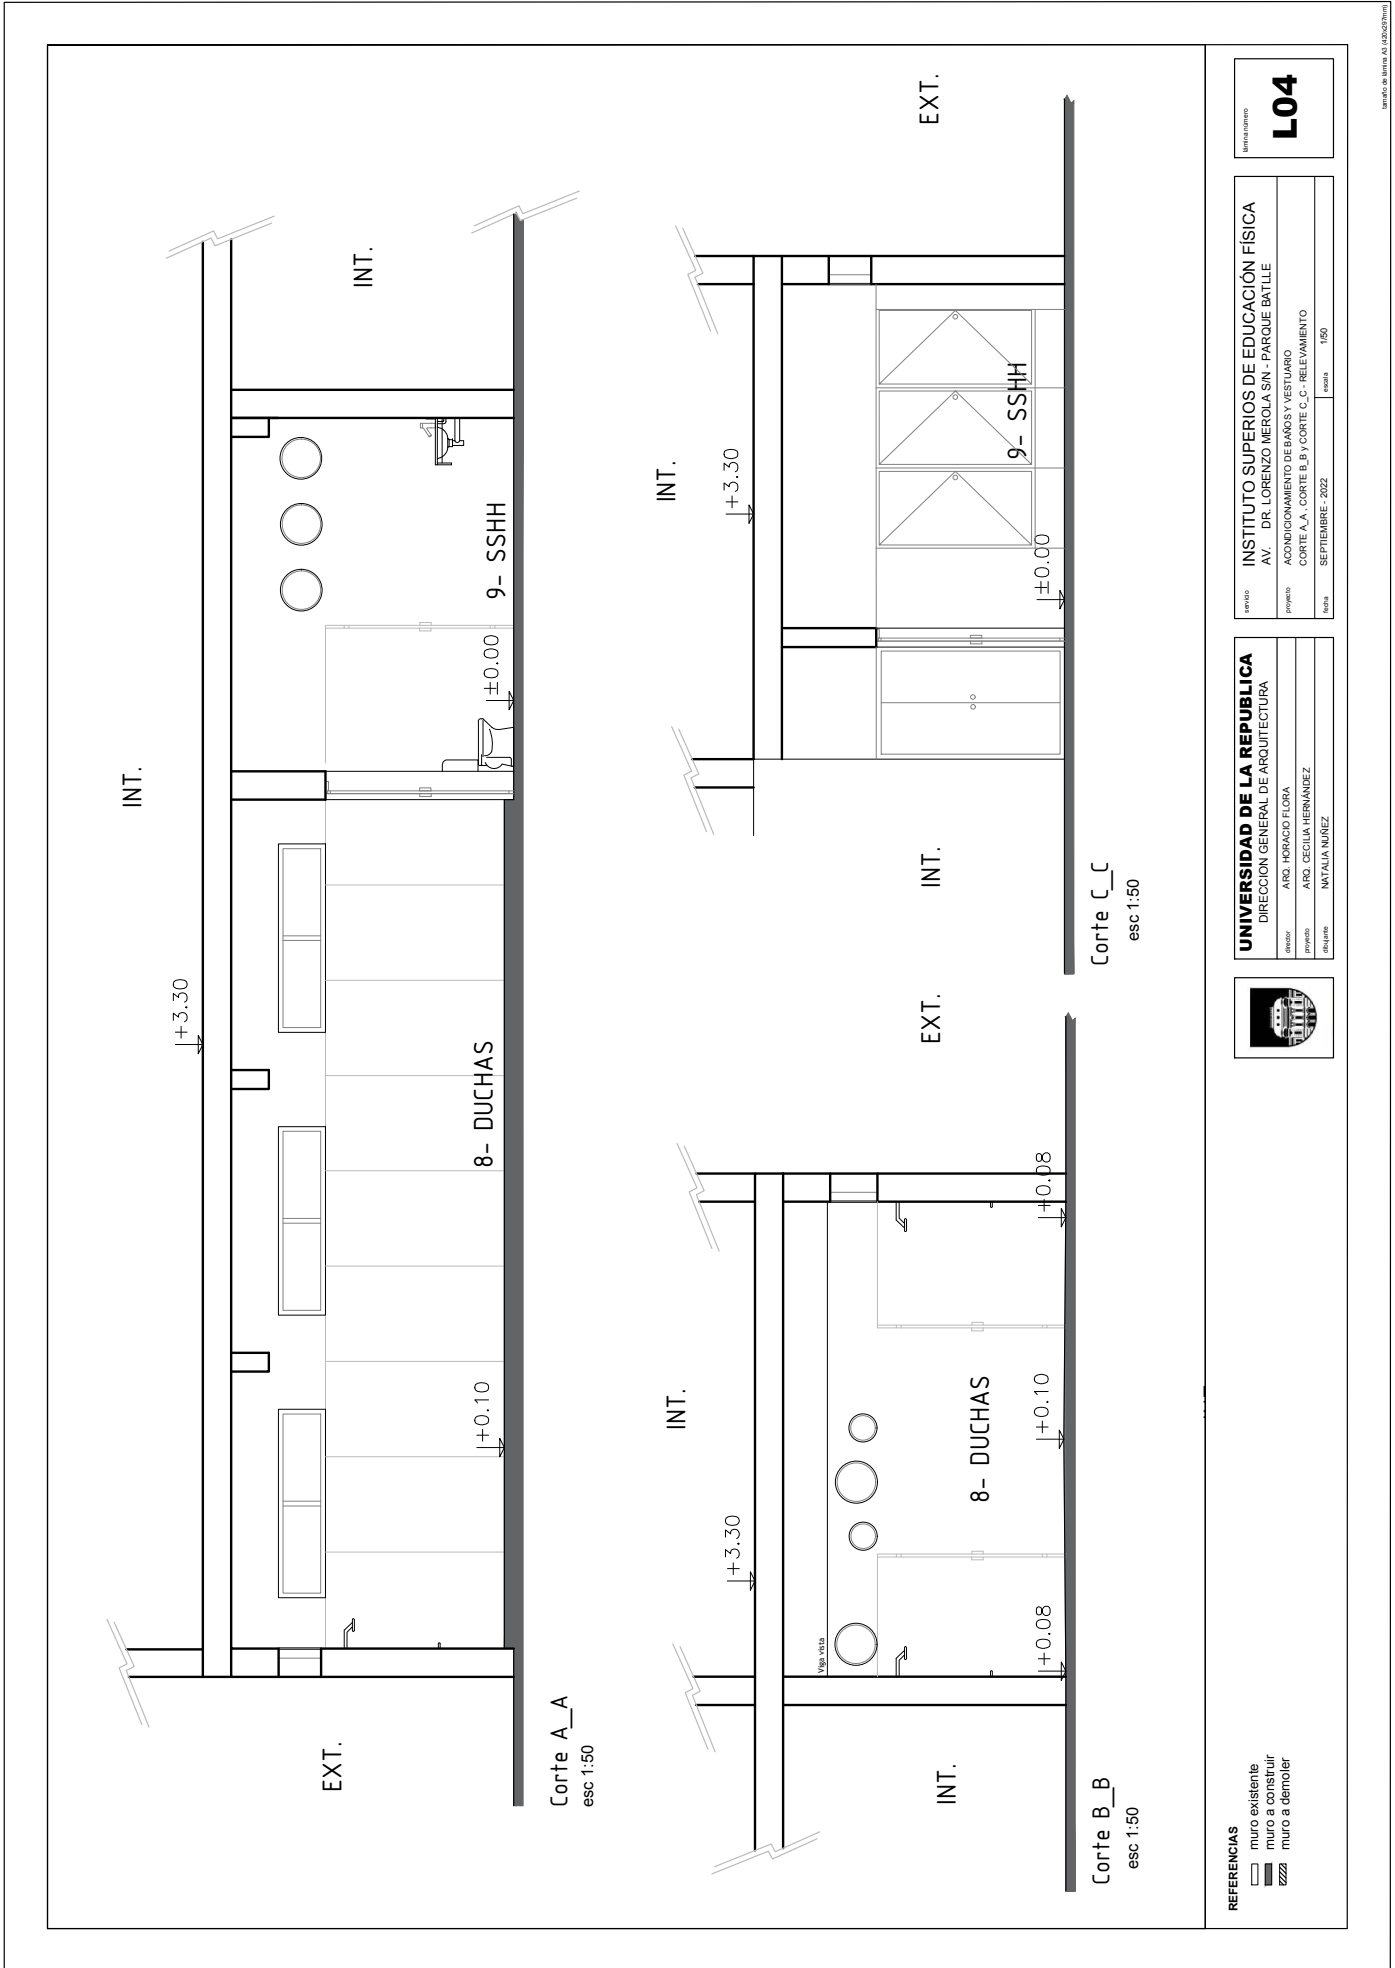


- REFERENCIAS**
- ▭ muro existente
 - ▬ muro a construir
 - zzzz muro a demoler



UNIVERSIDAD DE LA REPUBLICA	
DIRECCION GENERAL DE ARQUITECTURA	
director	ARD. HORACIO FLORA
proyecto	ARD. CECILIA HERNANDEZ
relajante	NATALIA NUÑEZ

INSTITUTO SUPERIORES DE EDUCACION FISICA	
AV. DR. LORENZO MIEROLA SIN - PARQUE BATLLE	
proyecto	ACONDICIONAMIENTO DE BAÑOS Y VESTUARIO
fecha	CORTE A.A., CORTE B.B. Y CORTE C.C. - RELEVAMIENTO SEPTIEMBRE - 2022
escala	1:50

Hoja Nro. **L04**

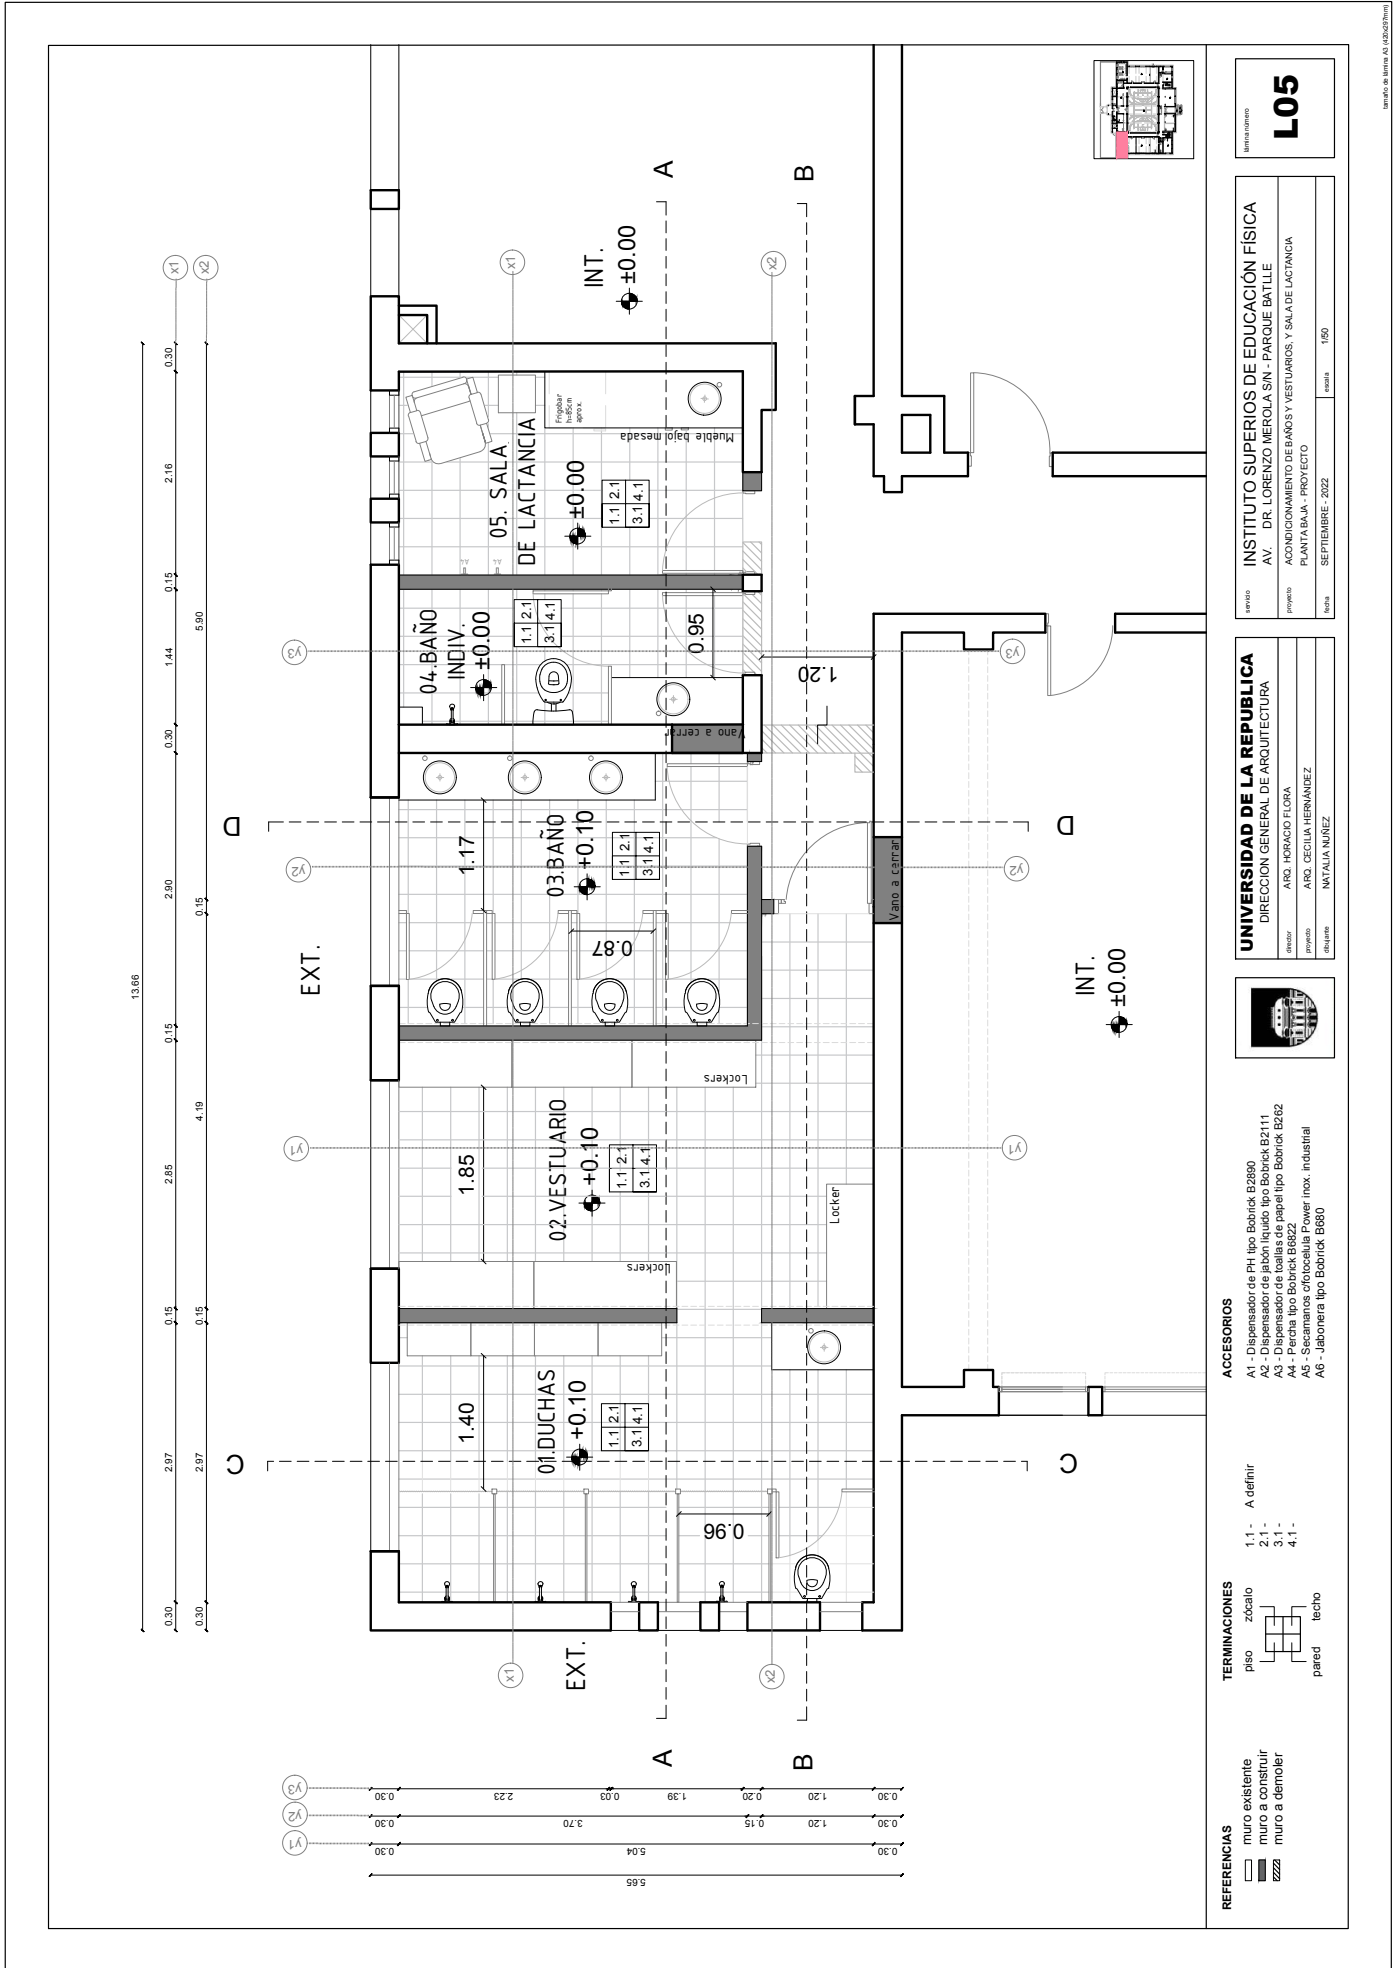

LIBRO NÚMERO
L05

INSTITUTO SUPERIOS DE EDUCACIÓN FÍSICA
AV. DR. LORENZO HIEROLA SIN - PARQUE BATLLE
ACONDICIONAMIENTO DE BAÑOS Y VESTUARIOS Y SALA DE LACTANCIA
PLANTA BAJA - PROYECTO
SEPTIEMBRE - 2022

UNIVERSIDAD DE LA REPUBLICA
DIRECCION GENERAL DE ARQUITECTURA
director: ARQ. HORACIO FLORA
proyecto: ARQ. CECILIA HERNANDEZ
dibujante: NATALIA NUÑEZ




ACCESORIOS
A1 - Dispensador de PH tipo Bobrick B2880
A2 - Dispensador de jabón líquido tipo Bobrick B2111
A3 - Dispensador de toallas de papel tipo Bobrick B282
A4 - Percha tipo Bobrick B6822
A5 - Secamanos fotocelular Power Inox. industrial
A6 - Jabonera tipo Bobrick B880

TERMINACIONES
1.1 - A definir
2.1 - zócalo
3.1 - pared
4.1 - techo

REFERENCIAS
muro existente
muro a construir
muro a demoler

Impreso en línea A1 (B2)023101

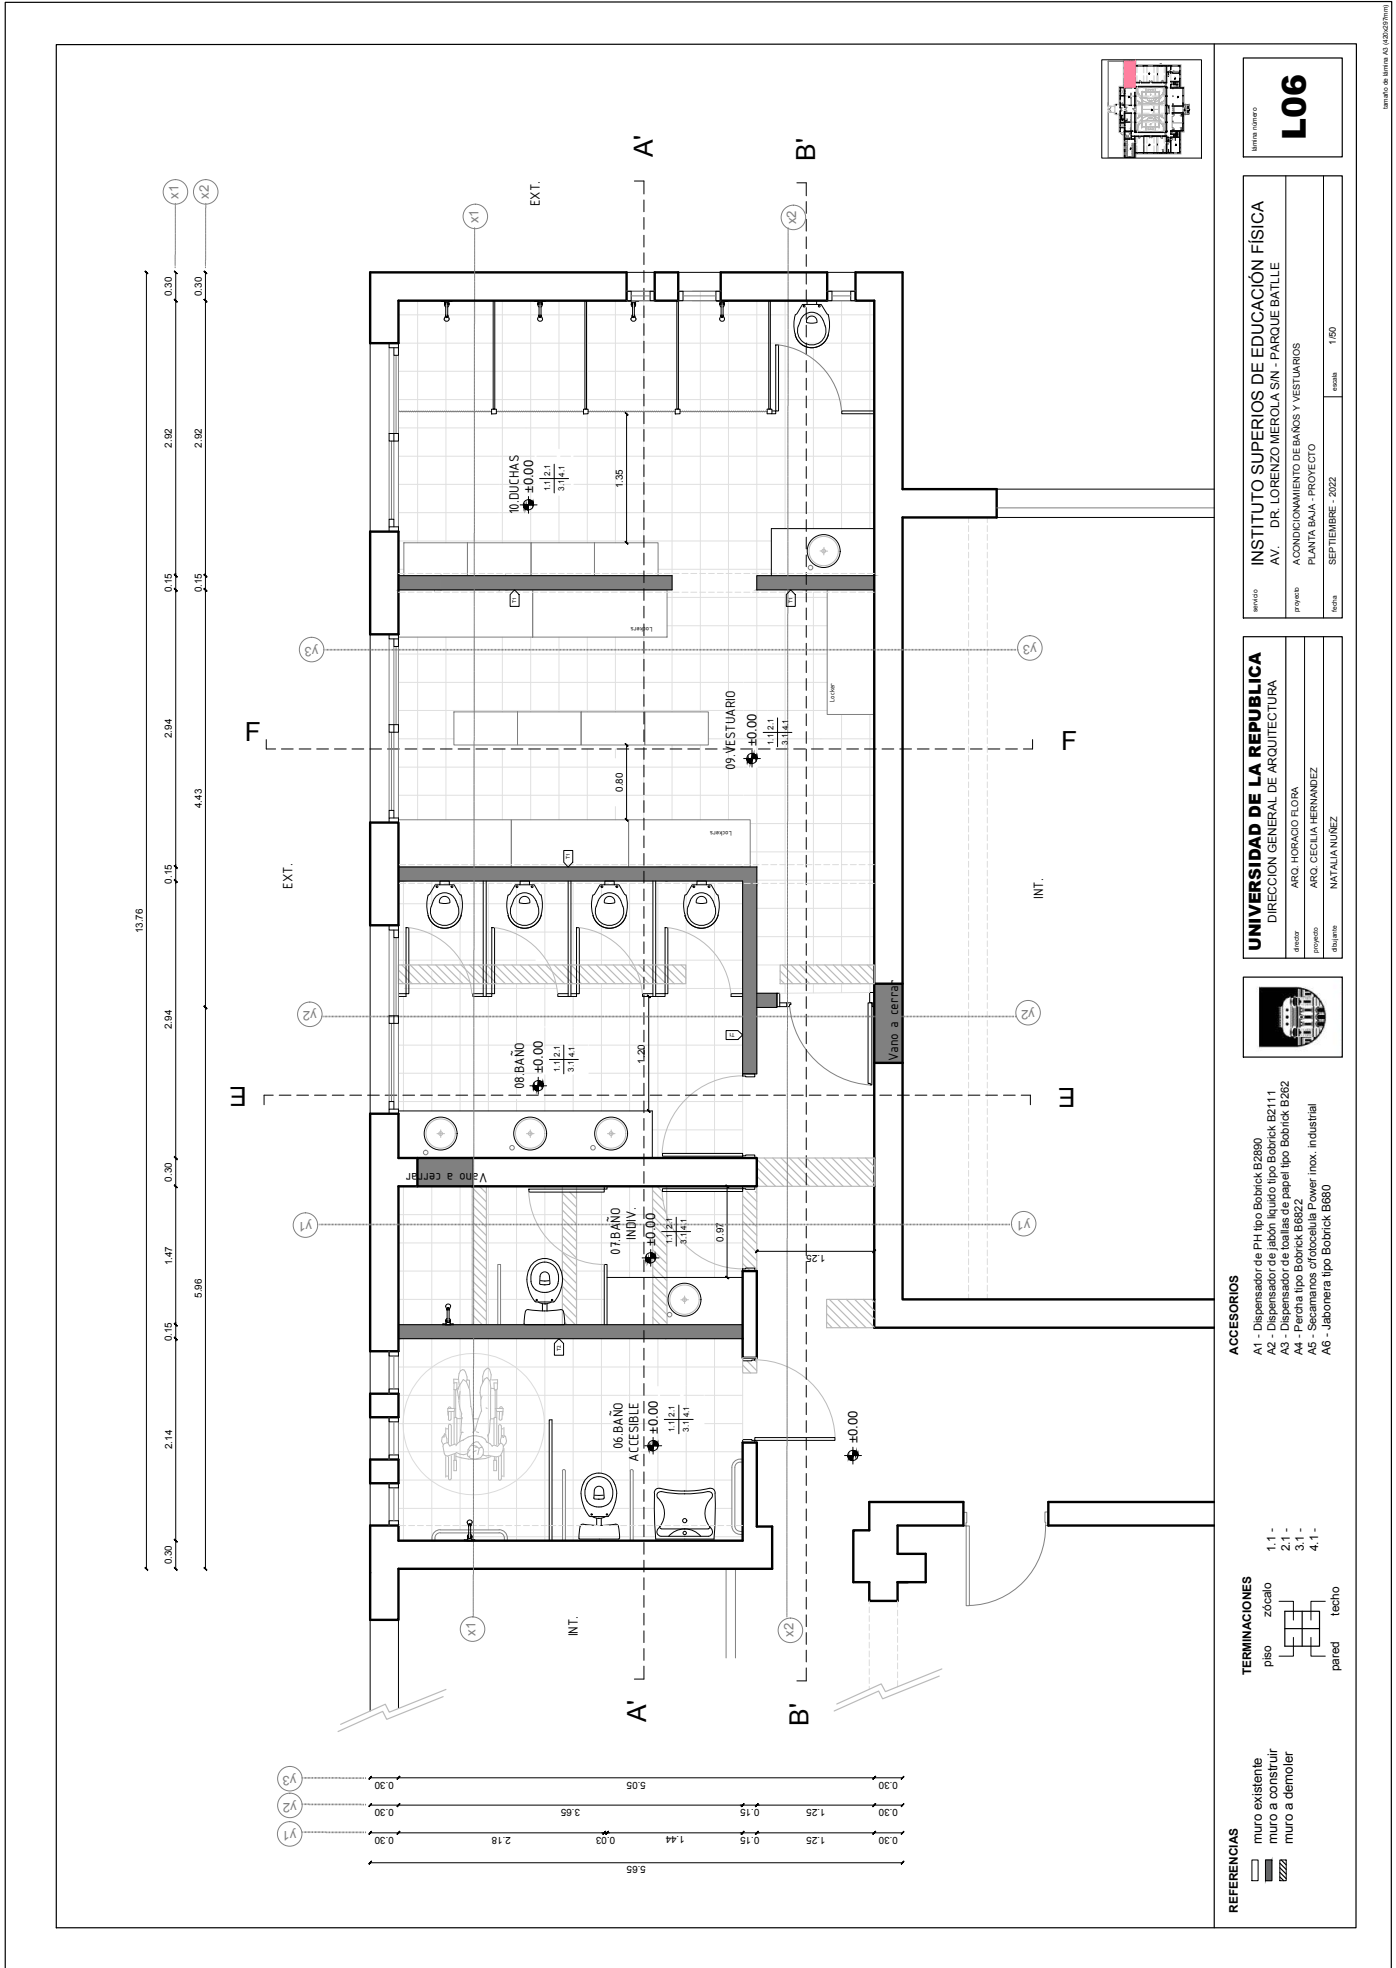


REFERENCIAS

- muro existente
- muro a construir
- muro a demoler

TERMINACIONES

- 1.1 - piso
- 2.1 - zócalo
- 3.1 - pared
- 4.1 - techo

 
- ACCESORIOS**
- A1 - Dispensador de PH tipo Bobrick B2880
 - A2 - Dispensador de jabón líquido tipo Bobrick B2111
 - A3 - Papelera tipo Bobrick B262
 - A4 - Peralta tipo Bobrick B8822
 - A5 - Secanmanos electrocálula Power inox. industrial
 - A6 - Jabonera tipo Bobrick B680



UNIVERSIDAD DE LA REPUBLICA
 DIRECCIÓN GENERAL DE ARQUITECTURA
 director: ARO. HORACIO FLORES
 proyectos: ARO. CECILIA HERNANDEZ
 dibujante: NATALIA NUÑEZ

INSTITUTO SUPERIOS DE EDUCACIÓN FÍSICA
 AV. DR. LORENZO MEROLA SIN - PARQUE BATLLE
 ACONDICIONAMIENTO DE BAÑOS Y VESTUARIOS
 PLANTA BAJA - PROYECTO
 fecha: SEPTIEMBRE - 2022 escala: 1:50

Hoja número **L06**

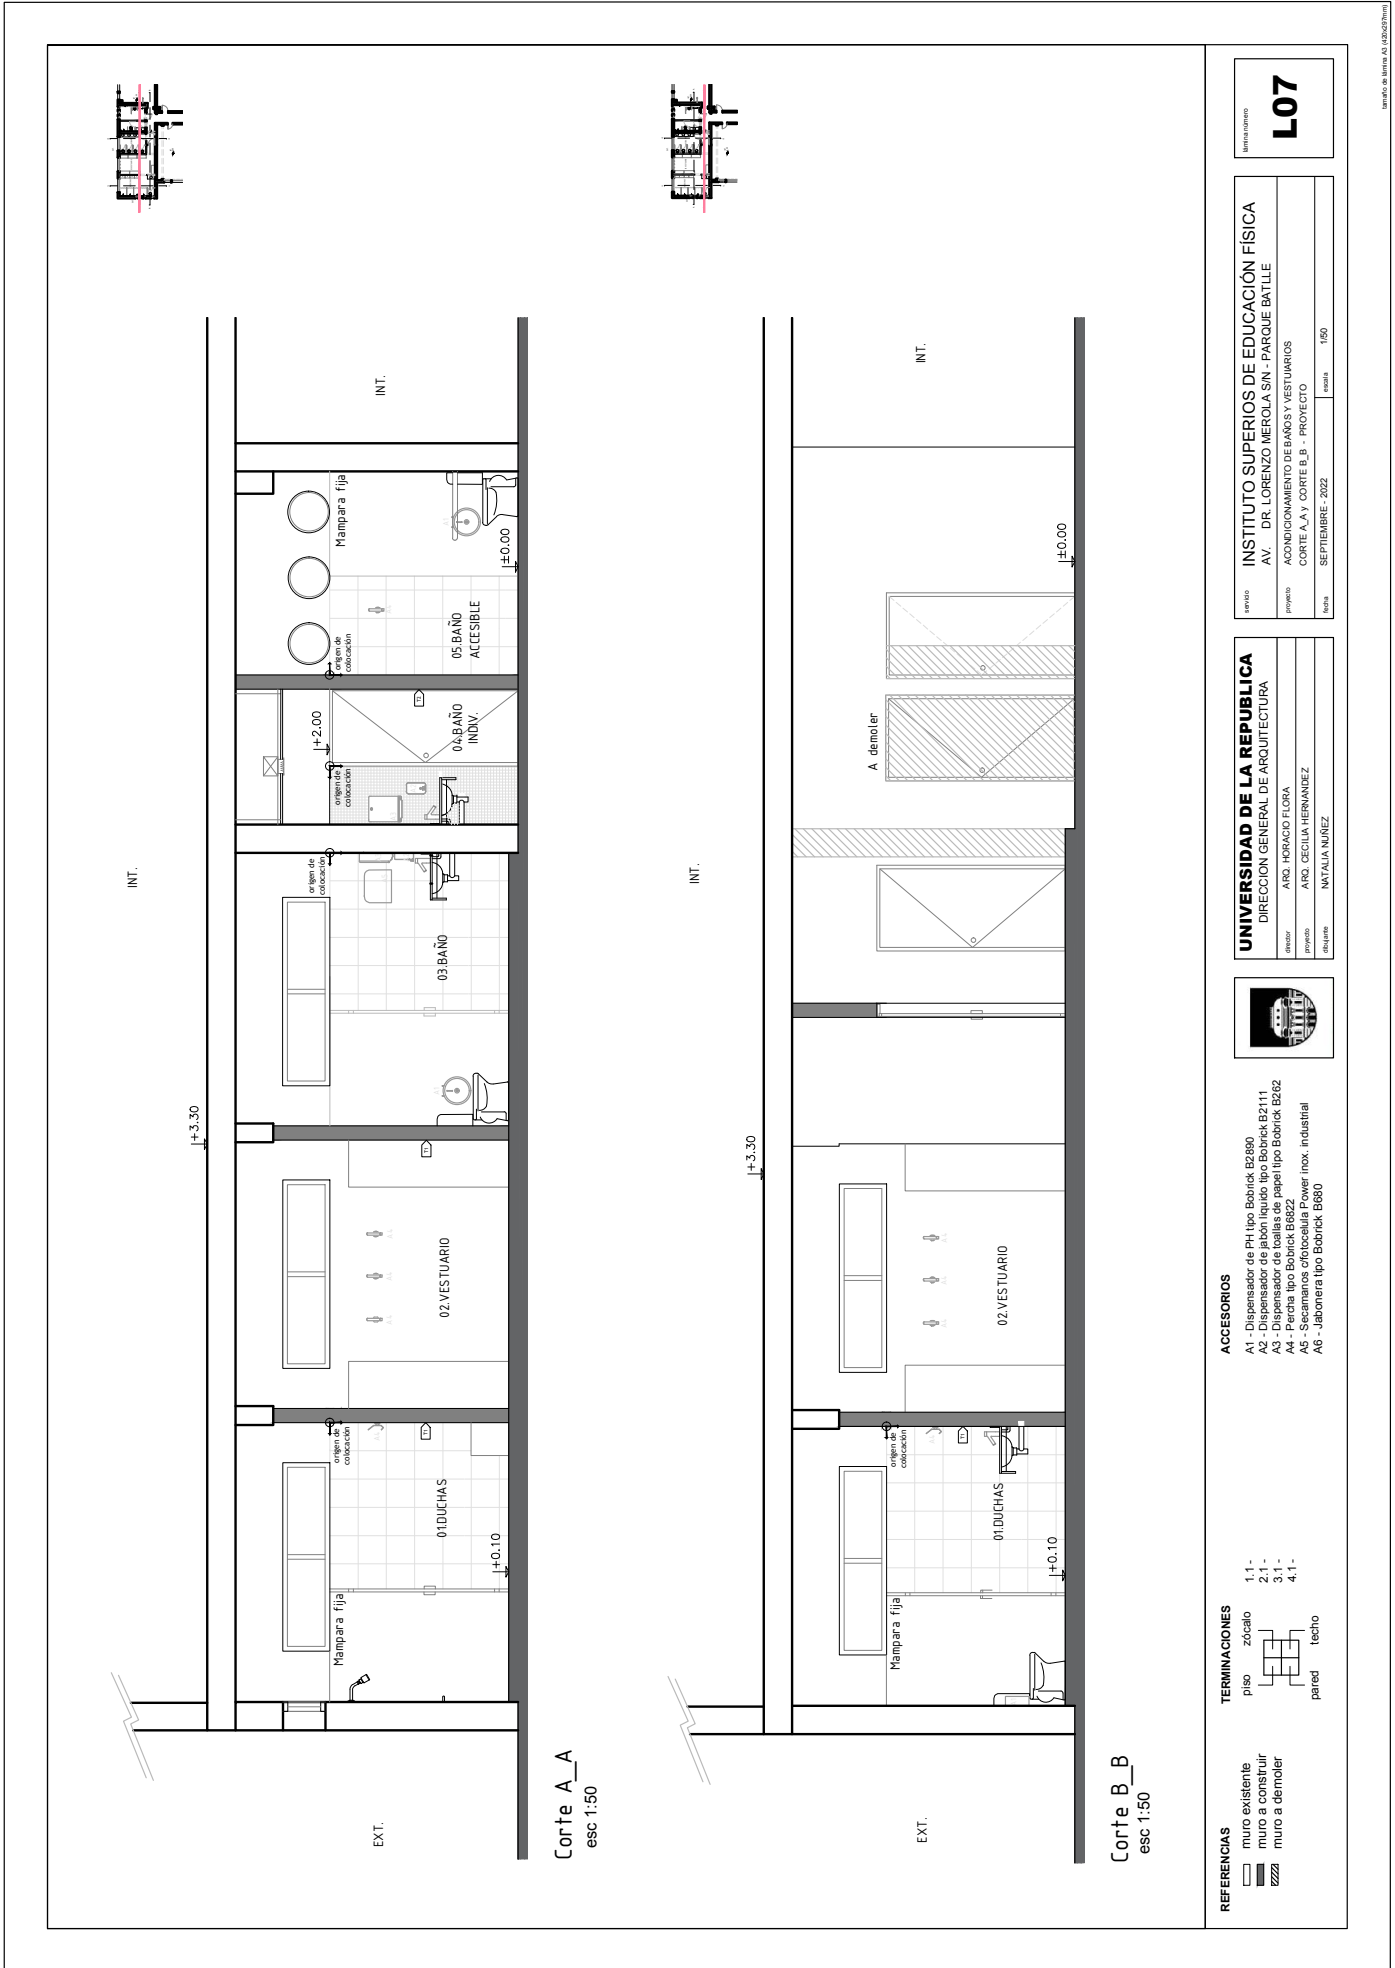

Plan de planta
L07

INSTITUTO SUPERIOS DE EDUCACIÓN FÍSICA
AV. DR. LORENZO MEROLA SIN - PARQUE BATLLE
ACONDICIONAMIENTO DE BAÑOS Y VESTUARIOS
CORTE A A Y CORTE B B - PROYECTO
SEPTIEMBRE - 2022


UNIVERSIDAD DE LA REPUBLICA
DIRECCION GENERAL DE ARQUITECTURA
ARQ. HORACIO FLORA
ARQ. CECILIA HERNANDEZ
NATALIA NUÑEZ




ACCESORIOS
A1 - Dispensador de PH tipo Bobrick B2890
A2 - Dispensador de jabón líquido tipo Bobrick B2111
A3 - Dispensador de bolas de papel tipo Bobrick B262
A4 - Percha tipo Bobrick B6822
A5 - Secamano ofitecualia Power inox. Industrial
Ag - Jabonera tipo Bobrick B680

TERMINACIONES
1.1 - piso
2.1 - zócalo
3.1 - pared
4.1 - techo

REFERENCIAS
muro existente
muro a construir
muro a demoler

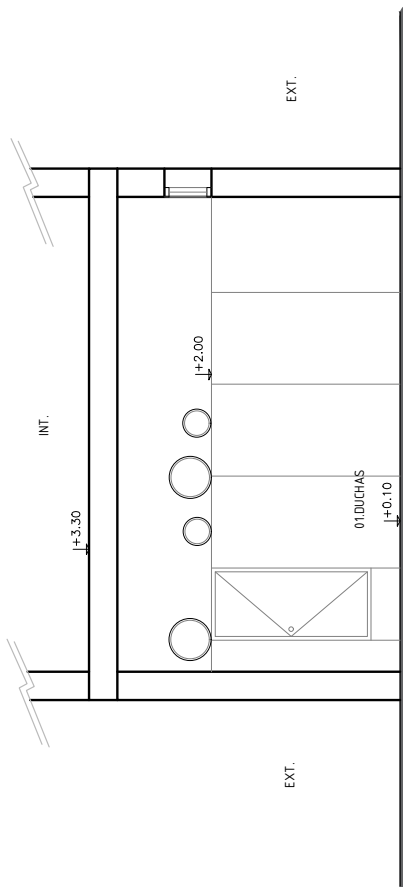

Corte C-C
esc 1:50

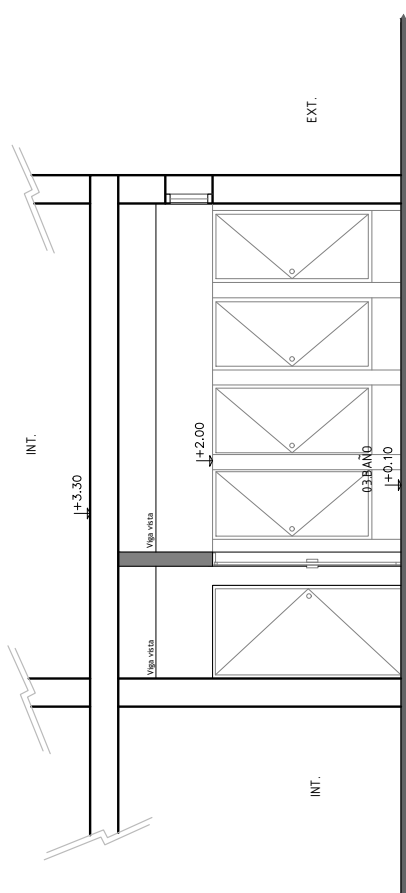

Corte D-D
esc 1:50

Hoja Nro. **L08**

INSTITUTO SUPERIORES DE EDUCACIÓN FÍSICA
AV. DR. LORENZO MEROLA SIN - PARQUE BATLLE
ACONDICIONAMIENTO DE BAÑOS Y VESTUARIOS
CORTE C-C Y CORTE D-D - PROYECTO
SEPTIEMBRE - 2022

UNIVERSIDAD DE LA REPUBLICA
DIRECCION GENERAL DE ARQUITECTURA
ARD. HORACIO FLORA
ARD. CECILIA HERNANDEZ
NATALIA NUÑEZ




- ACCESORIOS**
- A1 - Dispensador de PH tipo Bobrick B2890
 - A2 - Dispensador de jabón líquido tipo Bobrick B2111
 - A3 - Dispensador de toallas de papel tipo Bobrick B282
 - A4 - Percha tipo Bobrick B6822
 - A5 - Secamanos cromoacabado Power inox. Industrial
 - A6 - Abollonera tipo Bobrick B680



- REFERENCIAS**
- muro existente
 - muro a construir
 - muro a demoler

Impreso en Buenos Aires, Argentina

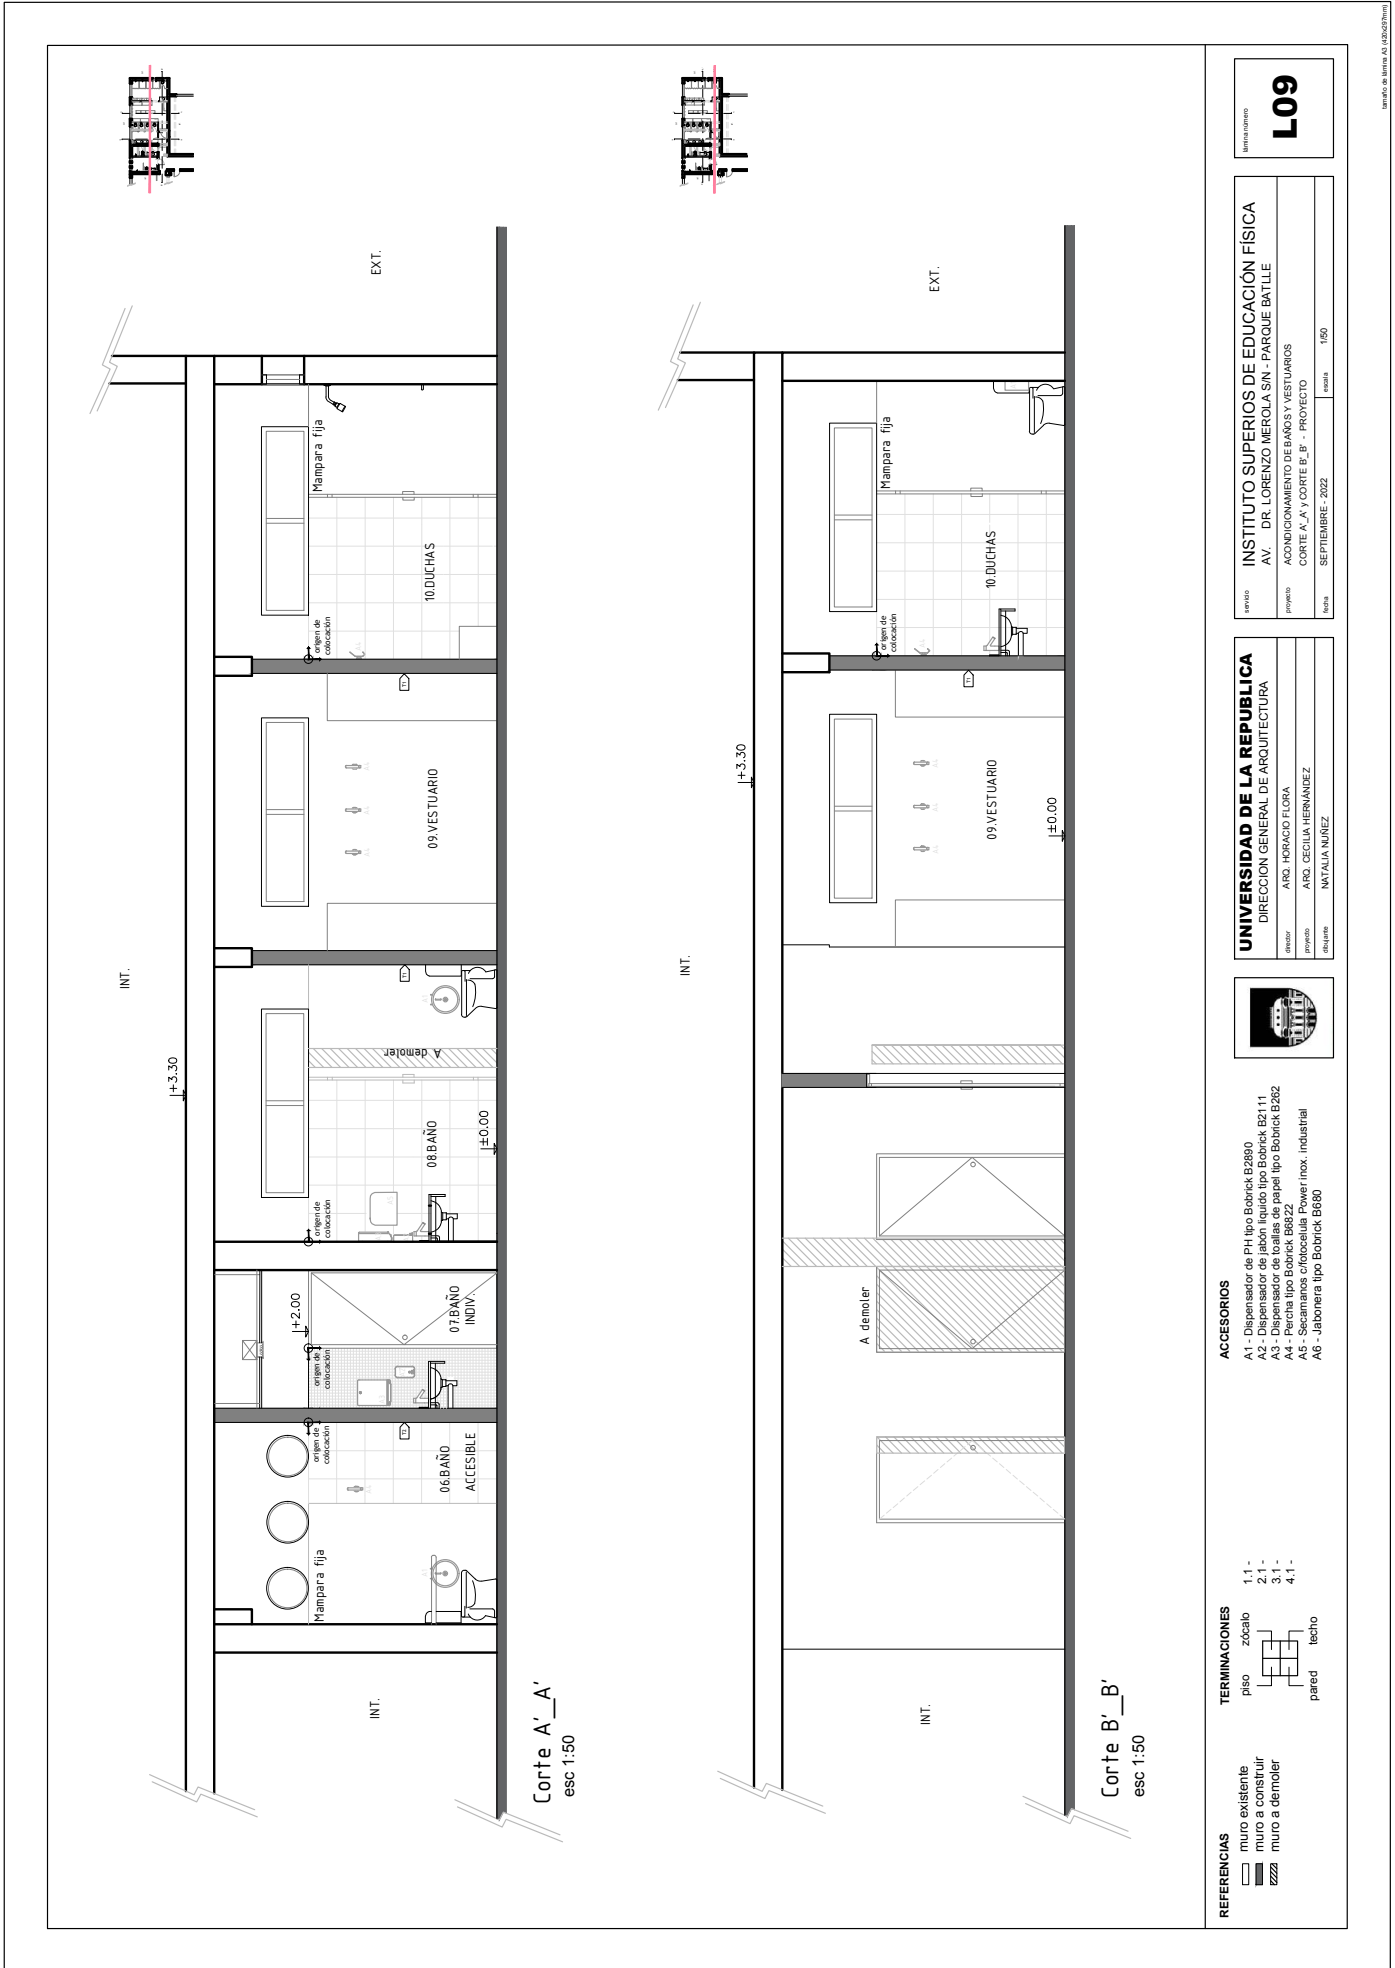

REFERENCIAS

	muro existente
	muro a construir
	muro a demoler

TERMINACIONES

	piso
	zócalo
	pared
	techo


- ACCESORIOS**
- A1 - Dispensador de PH tipo Bobrick B2890
 - A2 - Dispensador de jabón líquido tipo Bobrick B2111
 - A3 - Dispensador de toallas de papel tipo Bobrick B262
 - A4 - Percha tipo Bobrick B88.22
 - A5 - Secamanoas cromocelulosa Power inox. Industrial
 - A6 - Jabonera tipo Bobrick B650



UNIVERSIDAD DE LA REPUBLICA
 DIRECCION GENERAL DE ARQUITECTURA
 Director: ARQ. HORACIO FLORA
 Proyecto: ARQ. CECILIA HERNANDEZ
 Relajante: NATALIA NUÑEZ

IMPRESO: INSTITUTO SUPERIOS DE EDUCACIÓN FÍSICA
 AV. DR. LORENZO MIEROLA SIN - PARQUE BATLLE
 Proyecto: ACONDICIONAMIENTO DE BAÑOS Y VESTUARIOS
 Corte: A'-A' Y CORTE B'-B' - PROYECTO
 Fecha: SEPTIEMBRE - 2022

Hoja Nro. **L09**

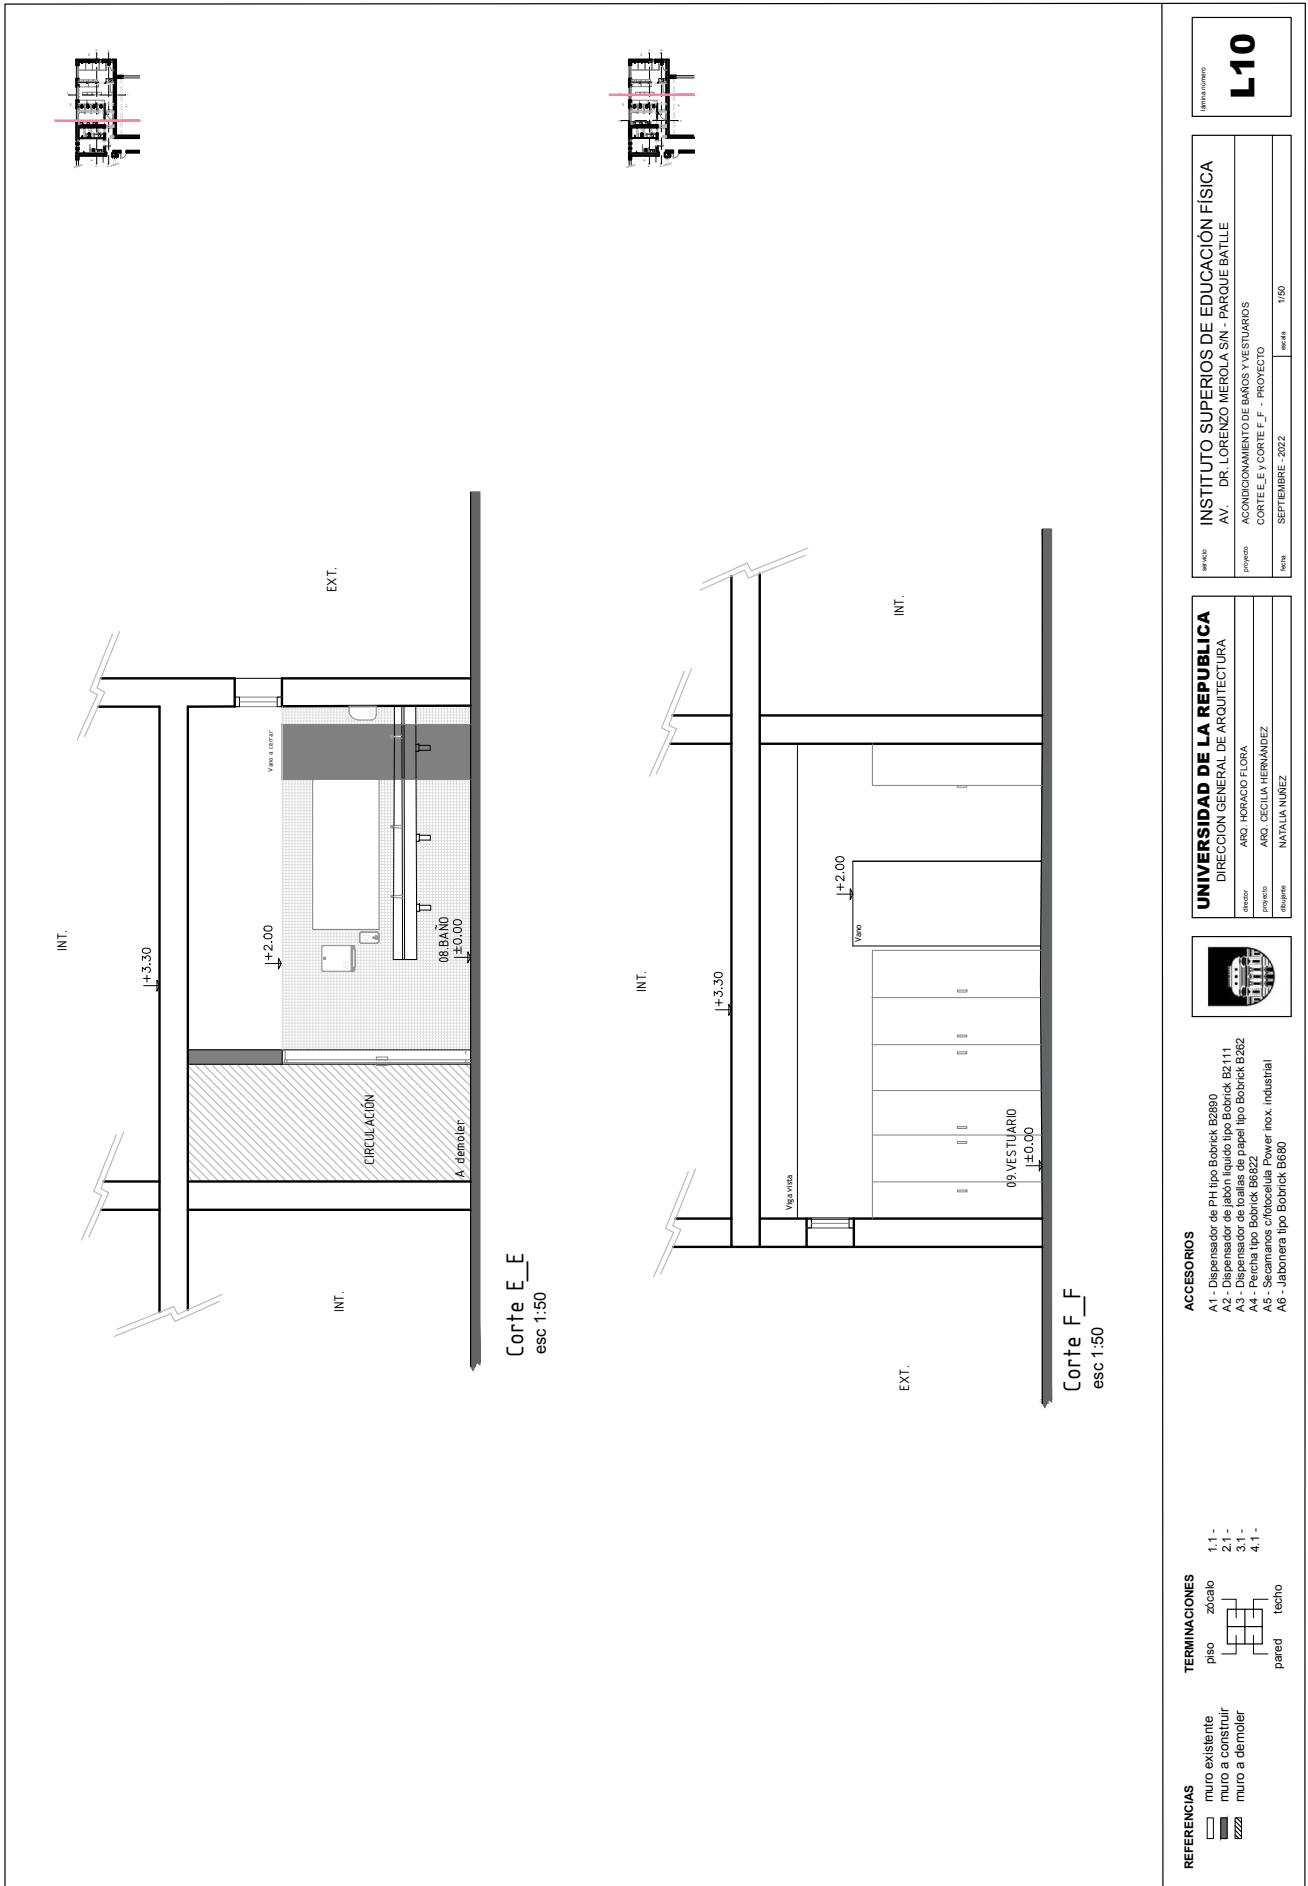

Corte E-E
esc 1:50

Corte F-F
esc 1:50

REFERENCIAS

- muro existente
- muro a construir
- muro a demoler

TERMINACIONES

- piso
- techo
- pared

ACCESORIOS

- A1 - Dispensador de PH tipo Bobrick B2800
- A2 - Dispensador de jabón líquido tipo Bobrick B2111
- A3 - Dispensador de toallas de papel tipo Bobrick B282
- A4 - Percha tipo Bobrick BR822
- A5 - Sillones microfoculada Power max Industrial
- A6 - Jabonera tipo Bobrick B680




UNIVERSIDAD DE LA REPUBLICA
DIRECCION GENERAL DE ARQUITECTURA

director	ARD. HIRACAO FLORA
elaboró	ARD. CECILIA HERNANDEZ
elaboró	NATALIA NUÑEZ

INSTITUTO SUPERIOS DE EDUCACIÓN FÍSICA
AV. DR. LORENZO MEROLA S/N - PARQUE BATLLE

proyecto	ACONDICIONAMIENTO DE BAÑOS Y VESTUARIOS
fecha	SEPTIEMBRE 2022
escala	1/50

lámina número
L10

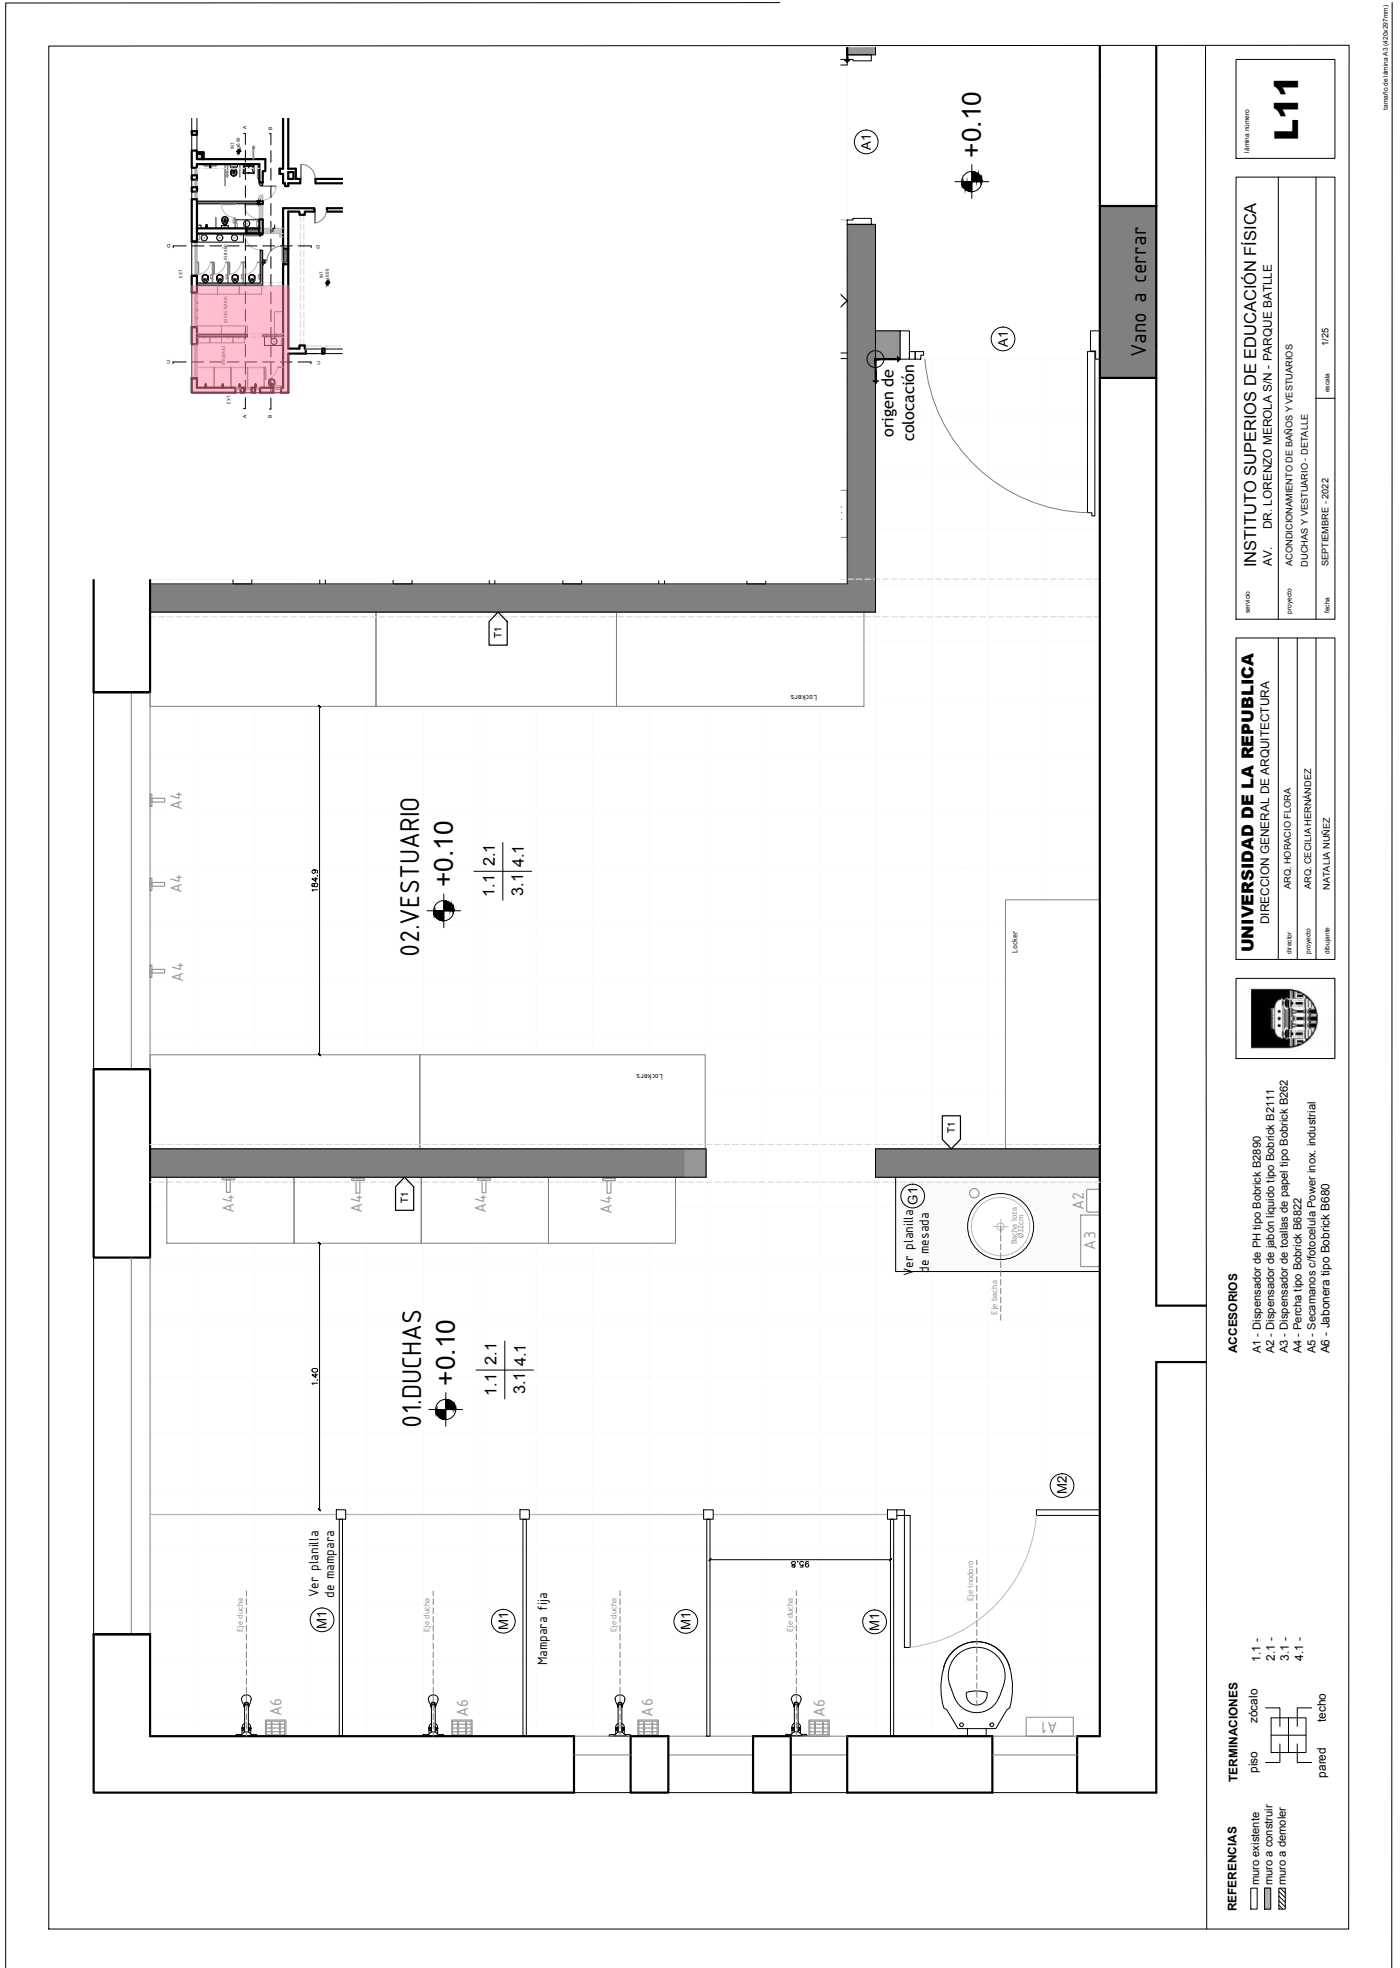

LIBRO NÚMERO
L11

ENTIDAD: INSTITUTO SUPERIOR DE EDUCACIÓN FÍSICA
 AV. DR. LORENZO MEROLA SIN - PARQUE BATLLE
 PROYECTO: ACONDICIONAMIENTO DE BAÑOS Y VESTUARIOS
 DUCHAS Y VESTUARIO - DETALLE
 FECHA: SEPTIEMBRE - 2022
 ESCALA: 1/25


UNIVERSIDAD DE LA REPUBLICA
 DIRECCION GENERAL DE ARQUITECTURA
 DIRECTOR: ARQ. HIRSHIO FLORA
 PROYECTO: ARQ. CECILIA HERNANDEZ
 DISEÑO: NATALIA NUÑEZ



ACCESORIOS
 A1 - Dispensador de PH tipo Bobrick B2890
 A2 - Dispensador de jabón líquido tipo Bobrick B2111
 A3 - Mampara tipo Bobrick B202
 A4 - Pared tipo Bobrick B692
 A5 - Secamosorrfocelular Power inox. industrial
 A6 - Jabonera tipo Bobrick B680

TERMINACIONES
 piso zócalo 1.1 -
 muro a conservar 2.1 -
 muro a demoler 3.1 -
 pared techo 4.1 -


REFERENCIAS
 muro existente
 muro a conservar
 muro a demoler

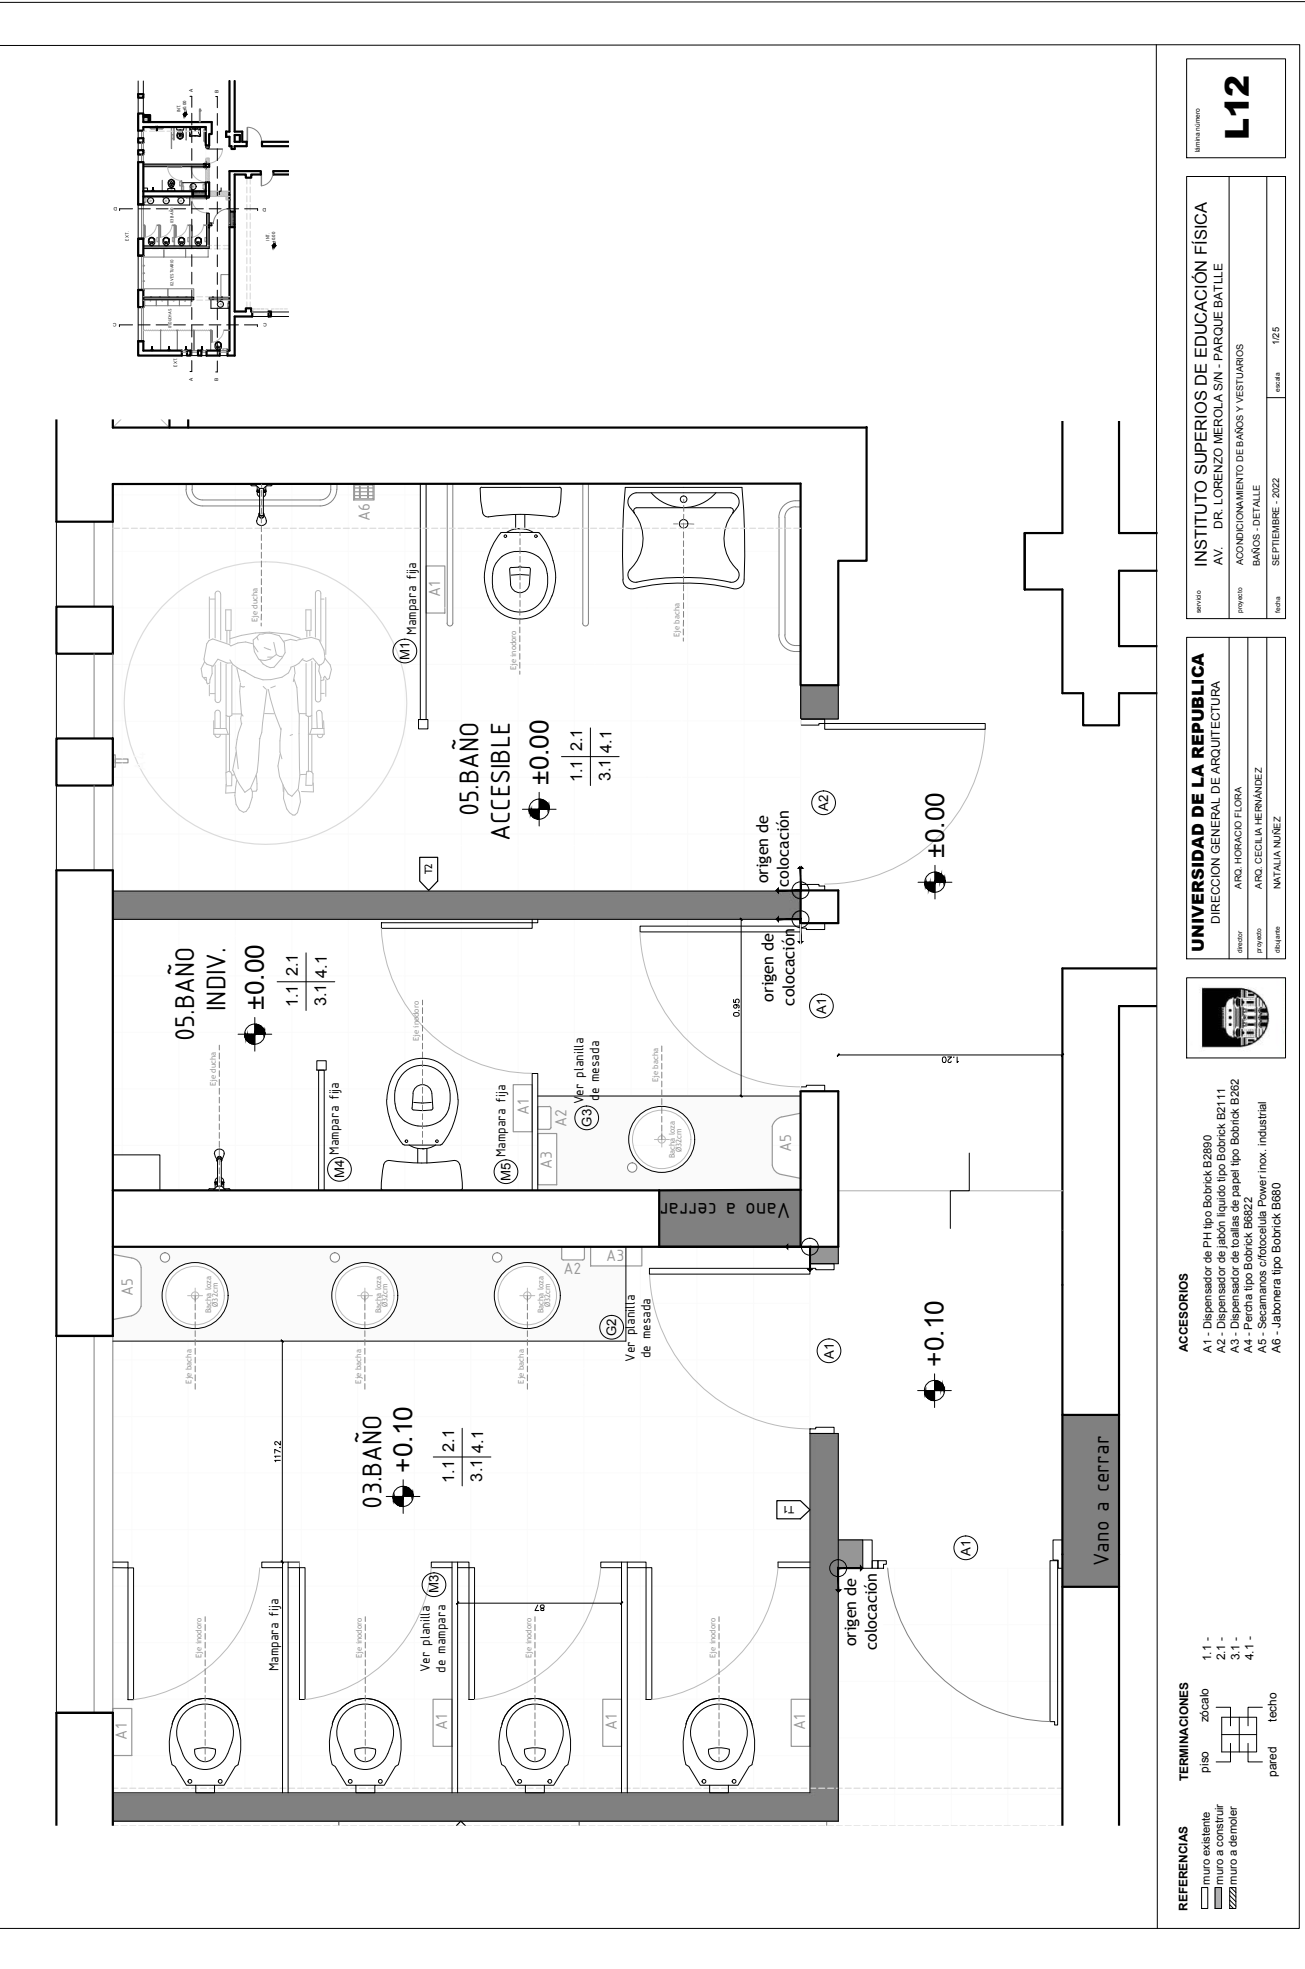

Hoja número
L12

INSTITUTO SUPERIOS DE EDUCACIÓN FÍSICA
AV. DR. LORENZO MEROLA SN - PARQUE BATLLE
ACONDICIONAMIENTO DE BAÑOS Y VESTIARIOS
BAÑOS - DETALLE
SEPTIEMBRE - 2022

 
UNIVERSIDAD DE LA REPUBLICA
DIRECCION GENERAL DE ARQUITECTURA
ARQ. HORACIO FLORA
ARQ. CECILIA HERNANDEZ
NATALIA NUÑEZ




ACCESORIOS
A1 - Dispensador de PH tipo Bobrick B280
A2 - Dispensador de jabon liquido tipo Ecolinc B211
A3 - Dispensador de jabon tipo Bobrick B262
A4 - Papel toalla tipo B892
A5 - Secamano c/fofoleca Power inox. industrial
A6 - Jabonera tipo Bobrick B880

TERMINACIONES
1.1 - piso
2.1 - zócalo
3.1 - pared
4.1 - techo

REFERENCIAS
muro existente
muro a construir
muro a demoler

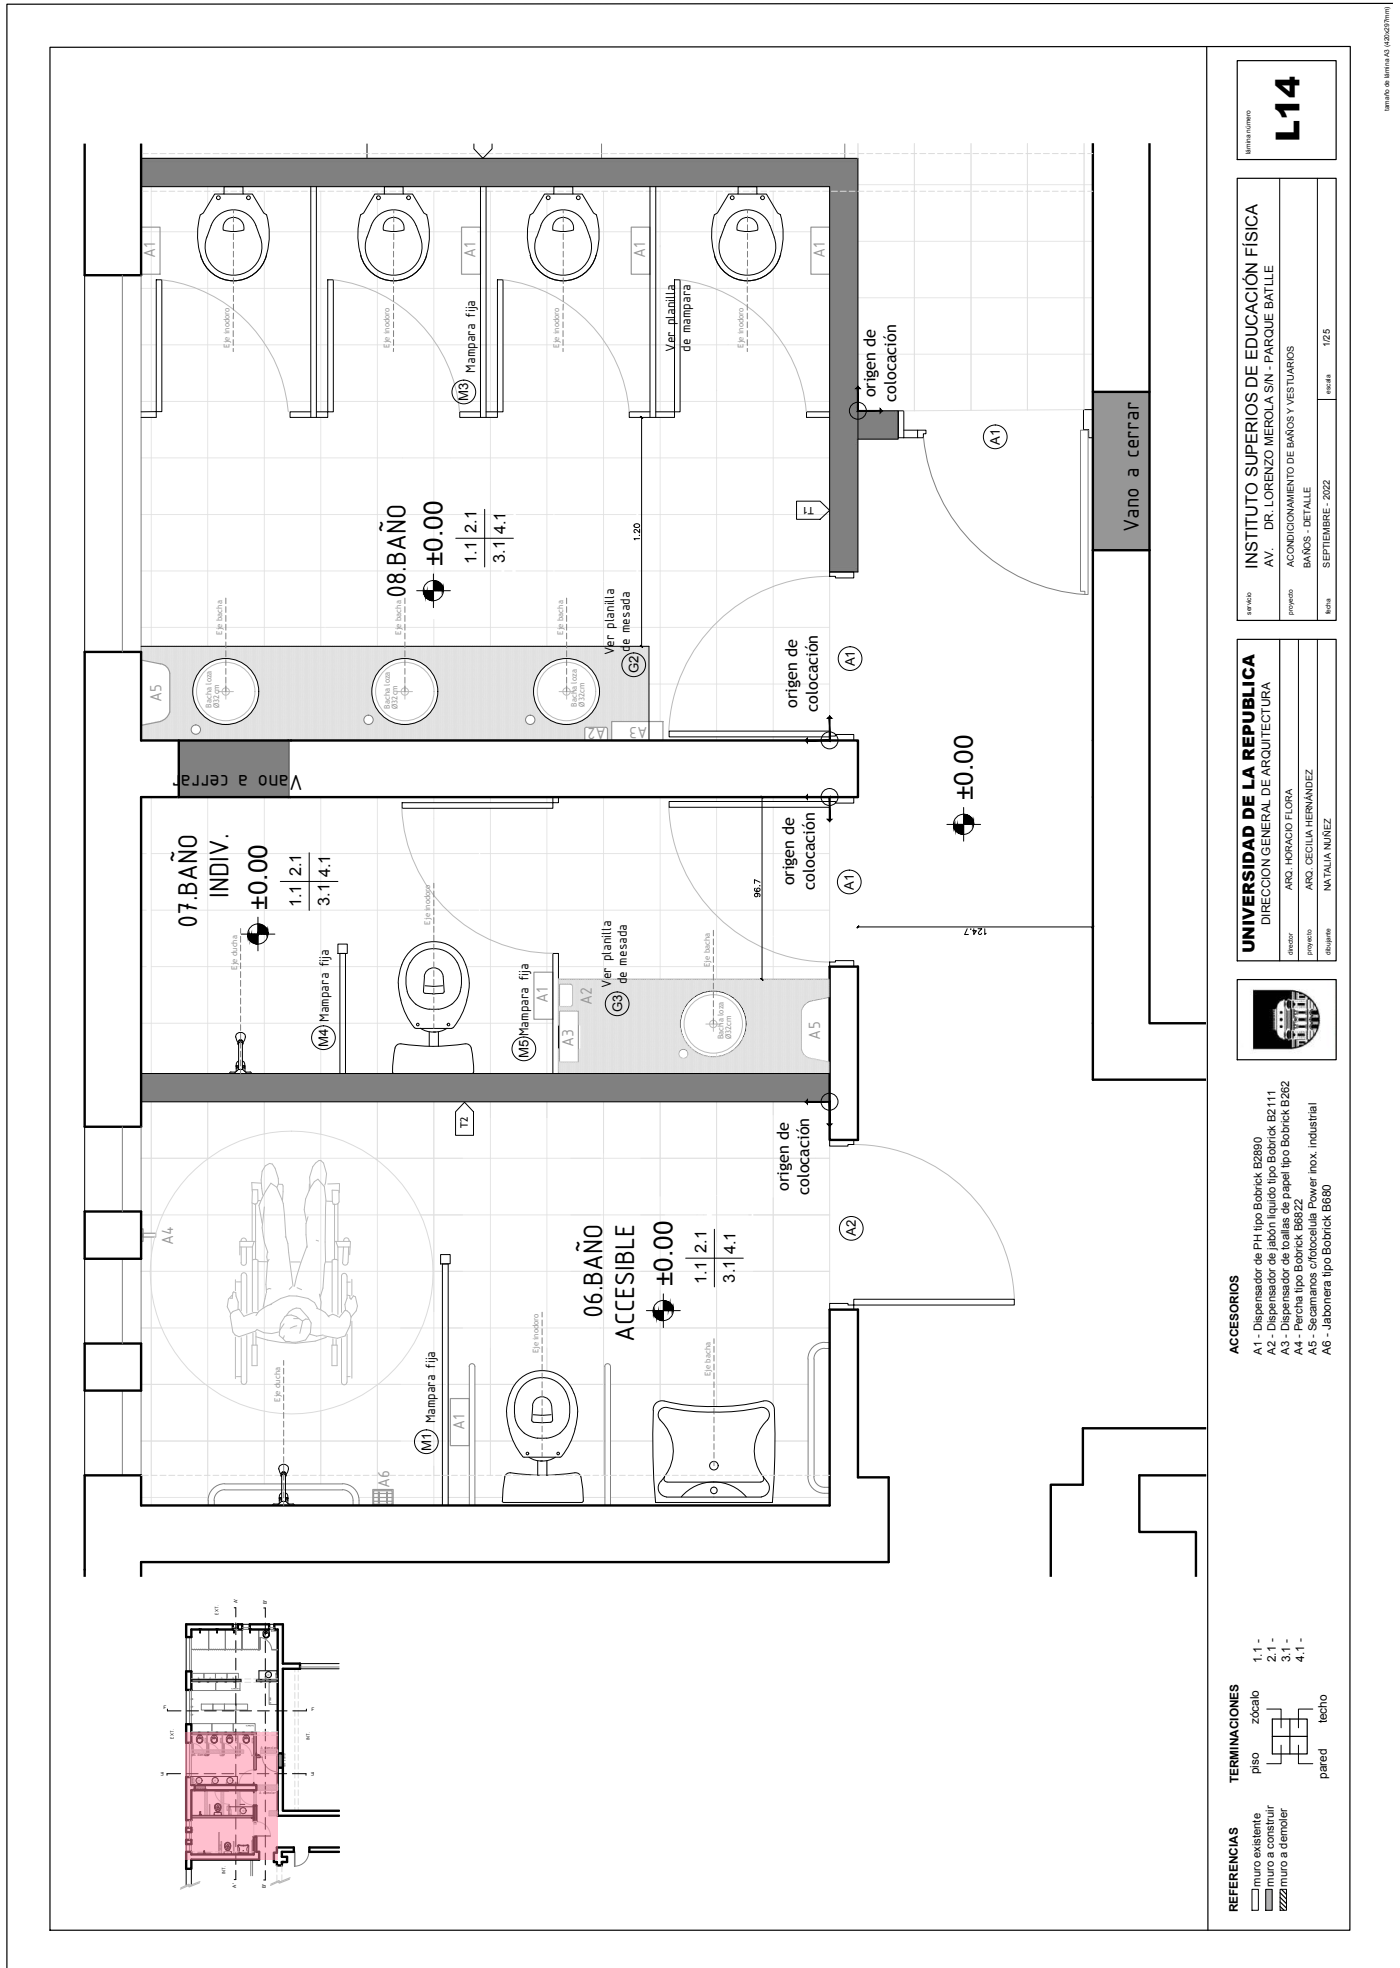

archivo de planta A1 (A0232) (mm)

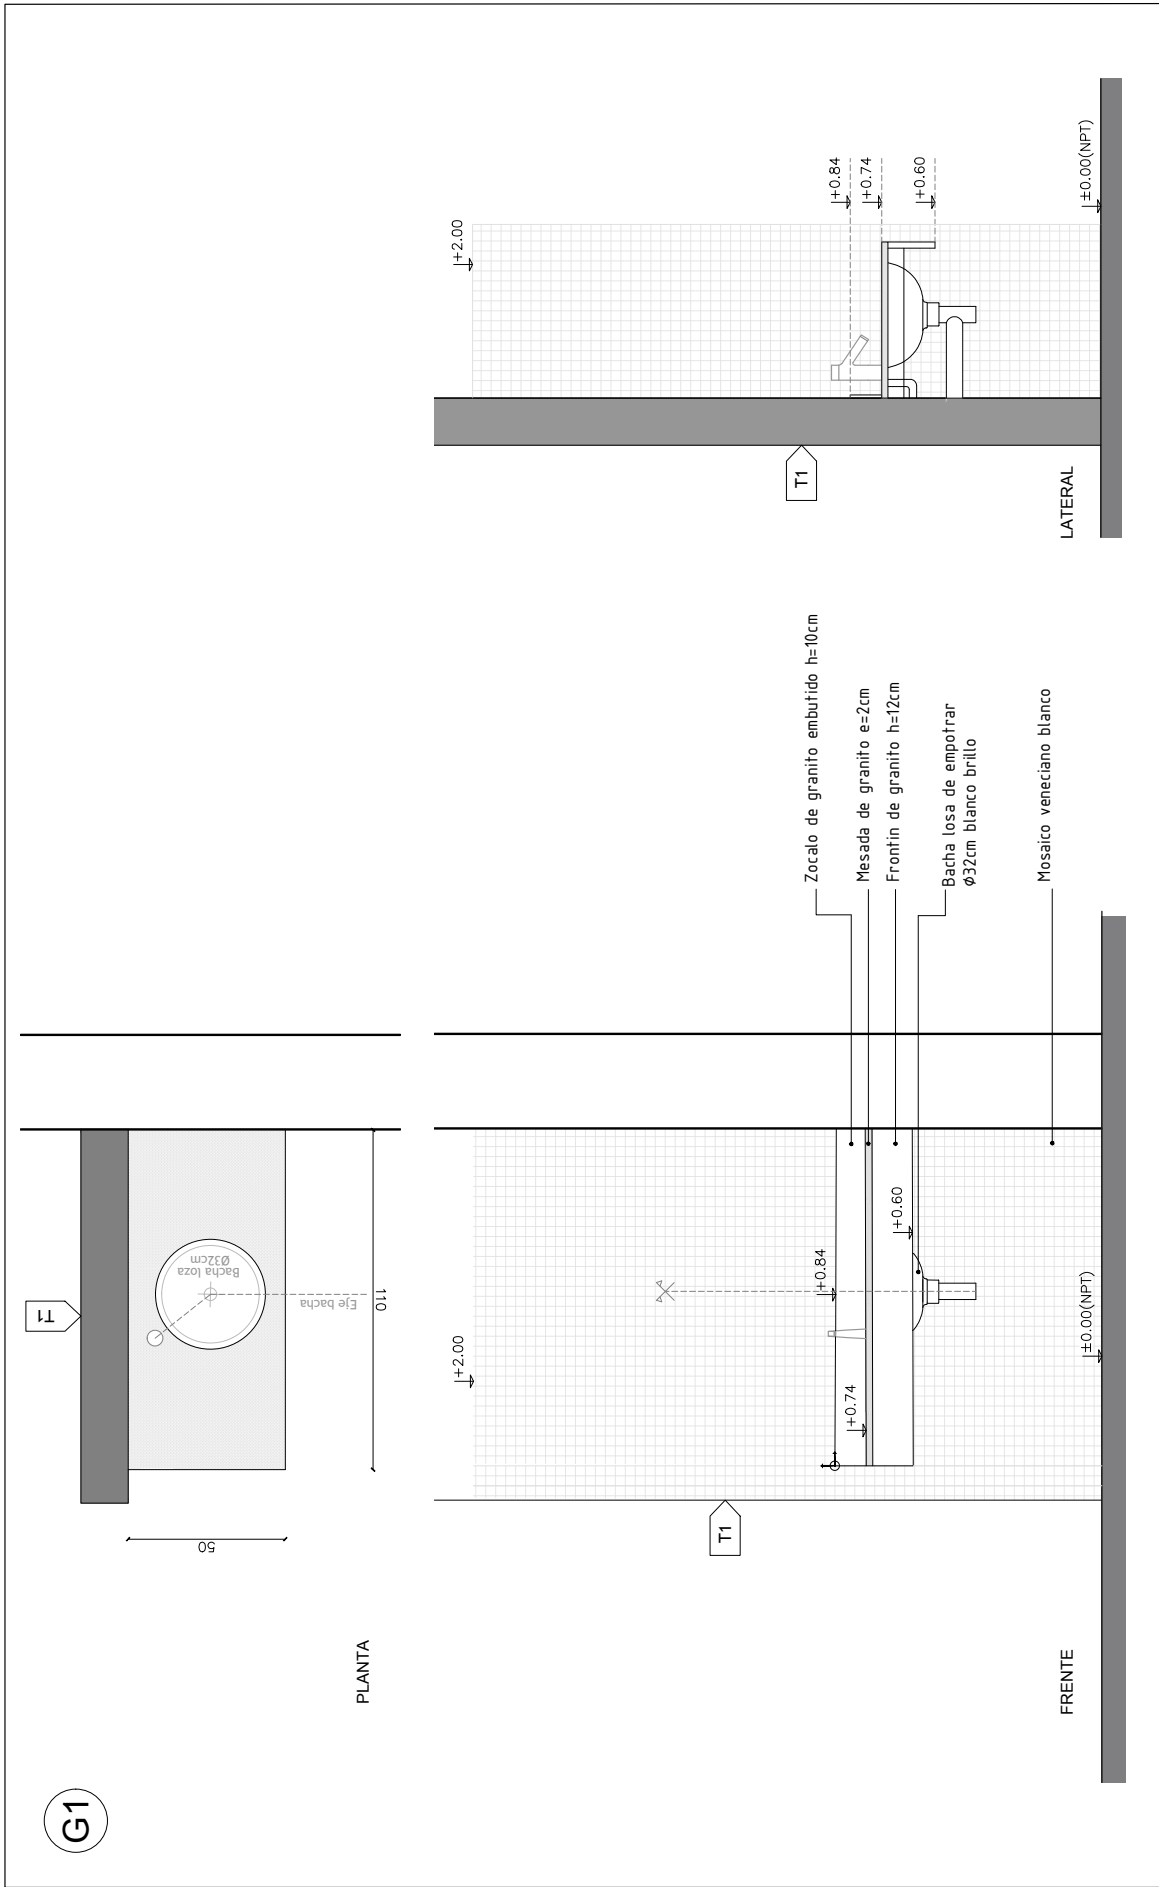



G1

T1

T1

T1

			
UNIVERSIDAD DE LA REPUBLICA DIRECCION GENERAL DE ARQUITECTURA		INSTITUTO SUPERIORES DE EDUCACION FISICA AV. DR. LORENZO MIEROLA SN - PARQUE BATLLE	
Director: ARO. HORACIO FLORA	Profesor: ARO. CECILIA HERNANDEZ	Tema: MESADAS GRANITO - DETALLES	Fecha: 11/5
Docente: NATALIA NUÑEZ	Fecha:	Año: SEPTIEMBRE - 2022	Hoja: 11/5

ACCESORIOS

- A1 - Dispensador de PH tipo Bobrick B2890
- A2 - Dispensador de jabon liquido tipo Bobrick B2111
- A3 - Dispensador de jabon en papel tipo Bobrick B262
- A4 - Papel toalla tipo Bobrick B892
- A5 - Secamanoa c/folecula Power inox industrial
- A6 - Jabonera tipo Bobrick B880


TERMINACIONES

- 1.1 - zocalo
- 2.1 - piso
- 3.1 - pared
- 4.1 - techo


REFERENCIAS

- muro existente
- ▨ muro a construir
- ▤ muro a demoler

G2

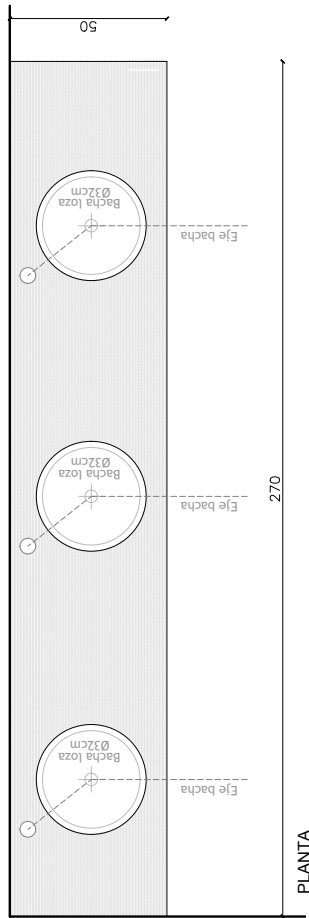

PLANTA

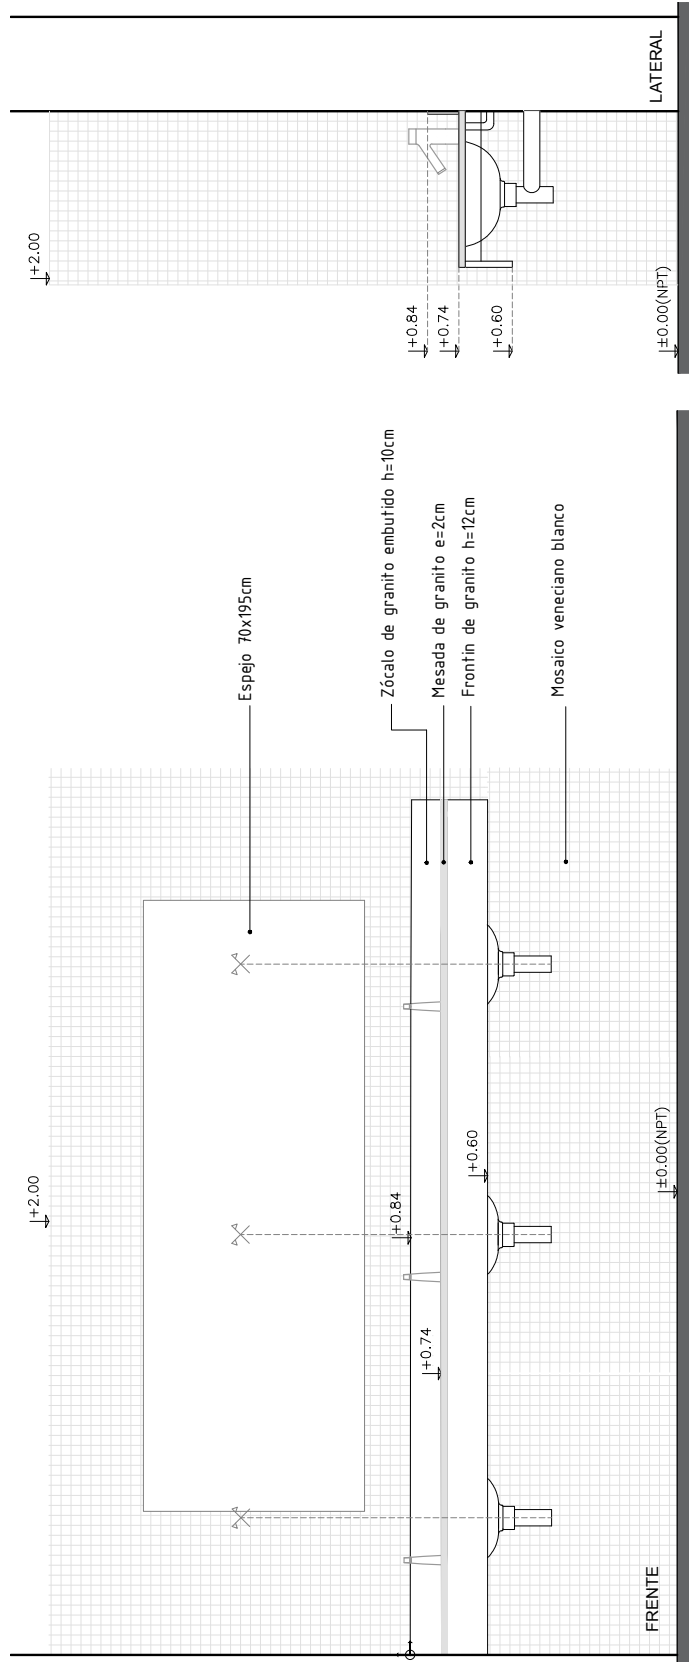

FRENTE

LATERAL

REFERENCIAS

□	muro existente
▨	muro a construir
▤	muro a demoler

TERMINACIONES

□	piso	1.1 - zócalo
▨	pared	2.1 -
▤	techo	3.1 -
		4.1 -


- ACCESORIOS**
- A1 - Dispensador de PH tipo Bobrick B280
 - A2 - Dispensador de jabón líquido tipo Bobrick B211
 - A3 - Dispensador de toallitas y papel tipo Bobrick B262
 - A4 - Paños tipo Bobrick B263
 - A5 - Secanapanas c/función Power inox. industrial
 - A6 - Jabonera tipo Bobrick B880





UNIVERSIDAD DE LA REPUBLICA
 DIRECCION GENERAL DE ARQUITECTURA
 Director: ARO. HORACIO FLORA
 Profesor: ARO. CECILIA HERNANDEZ
 Estudiante: NATALIA NUÑEZ

PROYECTO INSTITUTO SUPERIOS DE EDUCACION FISICA
 AV. DR. LORENZO MIEROLA SN - PARQUE BATLLE
PROYECTO ACONDICIONAMIENTO DE BAÑOS Y VESTIARIOS
MESADAS GRANITO - DETALLES
FECHA SEPTIEMBRE - 2022
PROFESOR 1115


Numero
G02

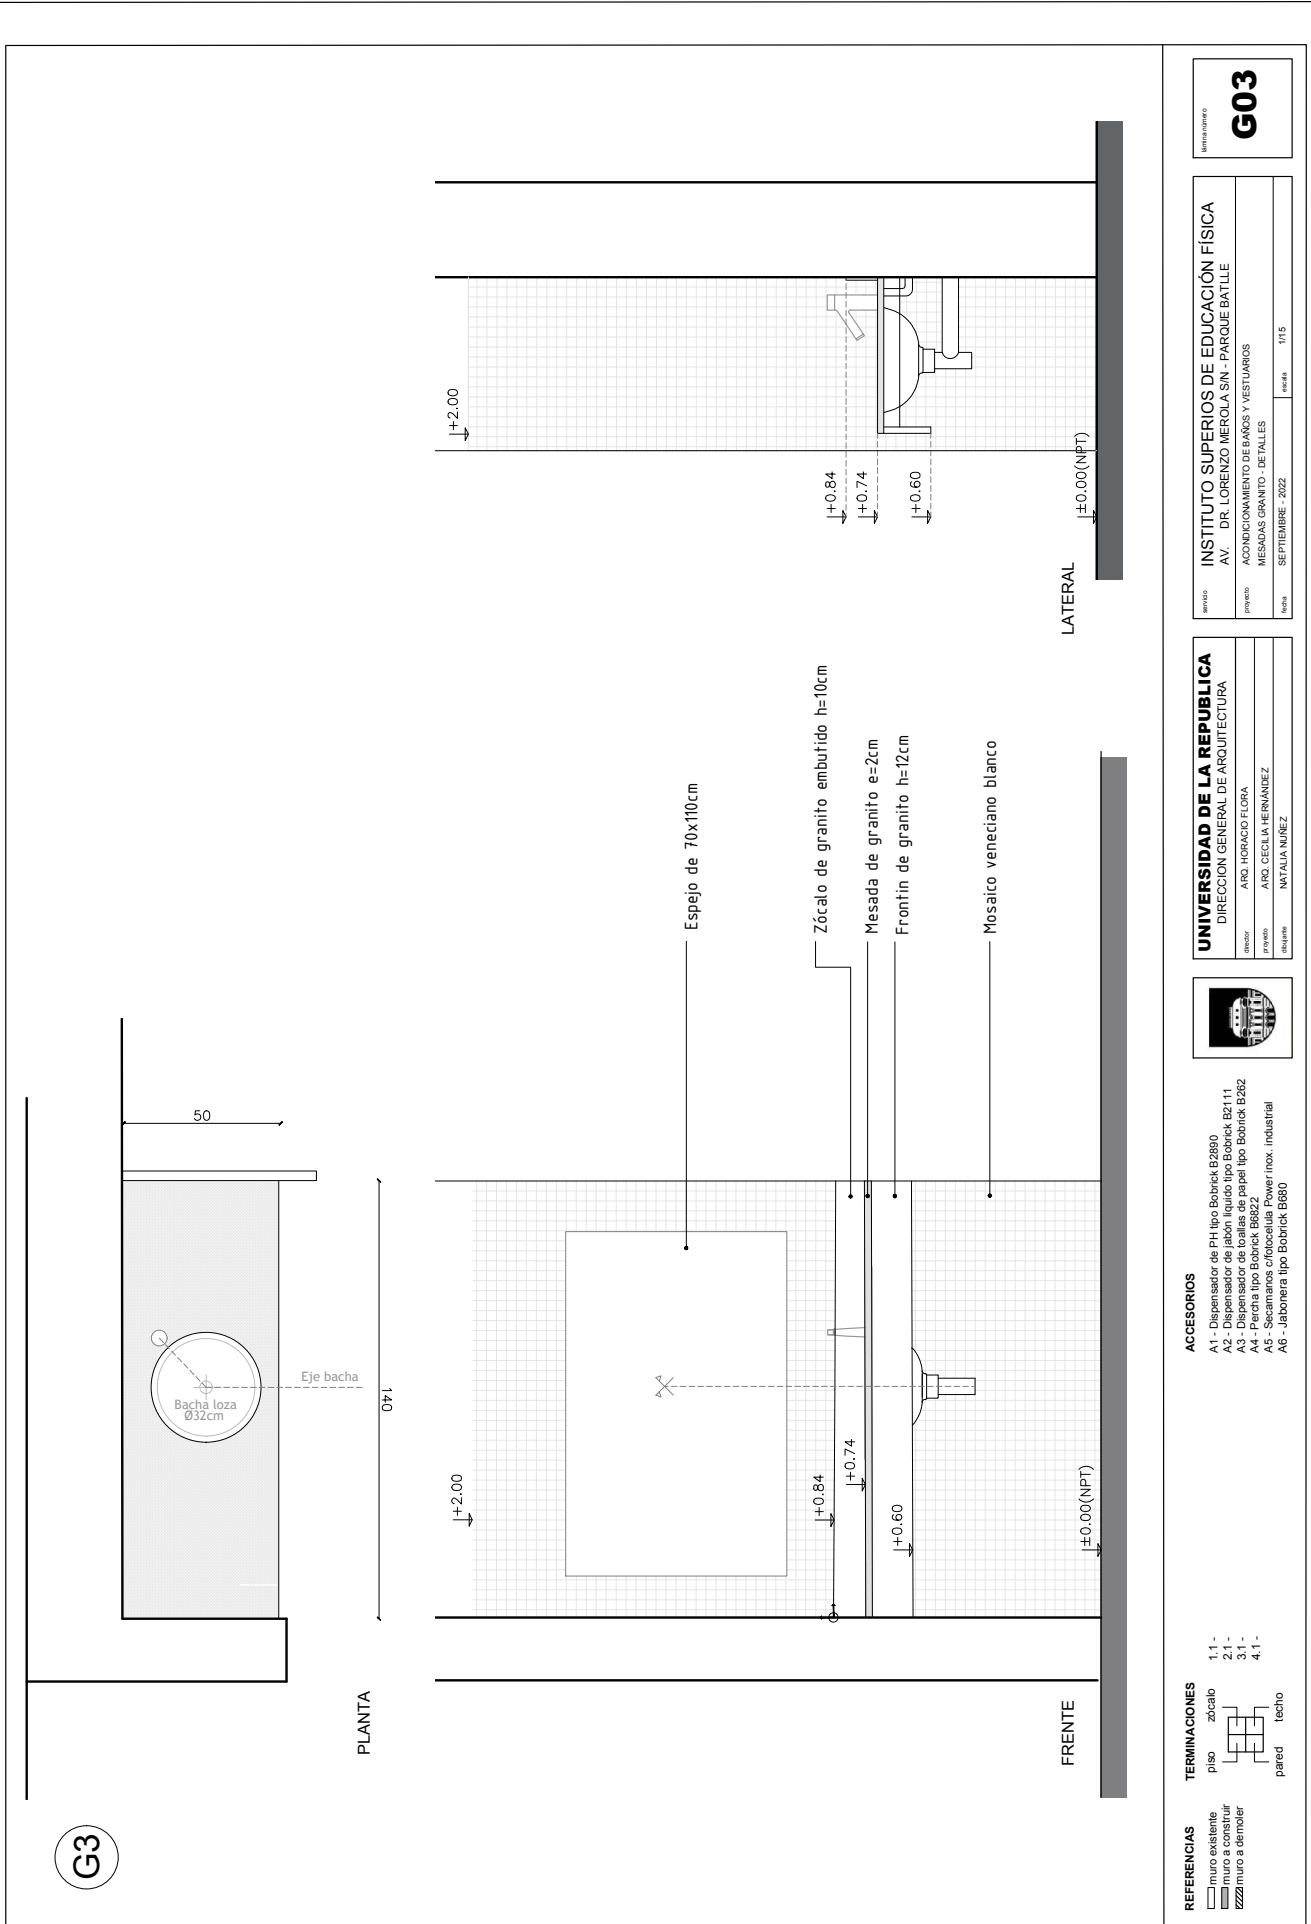


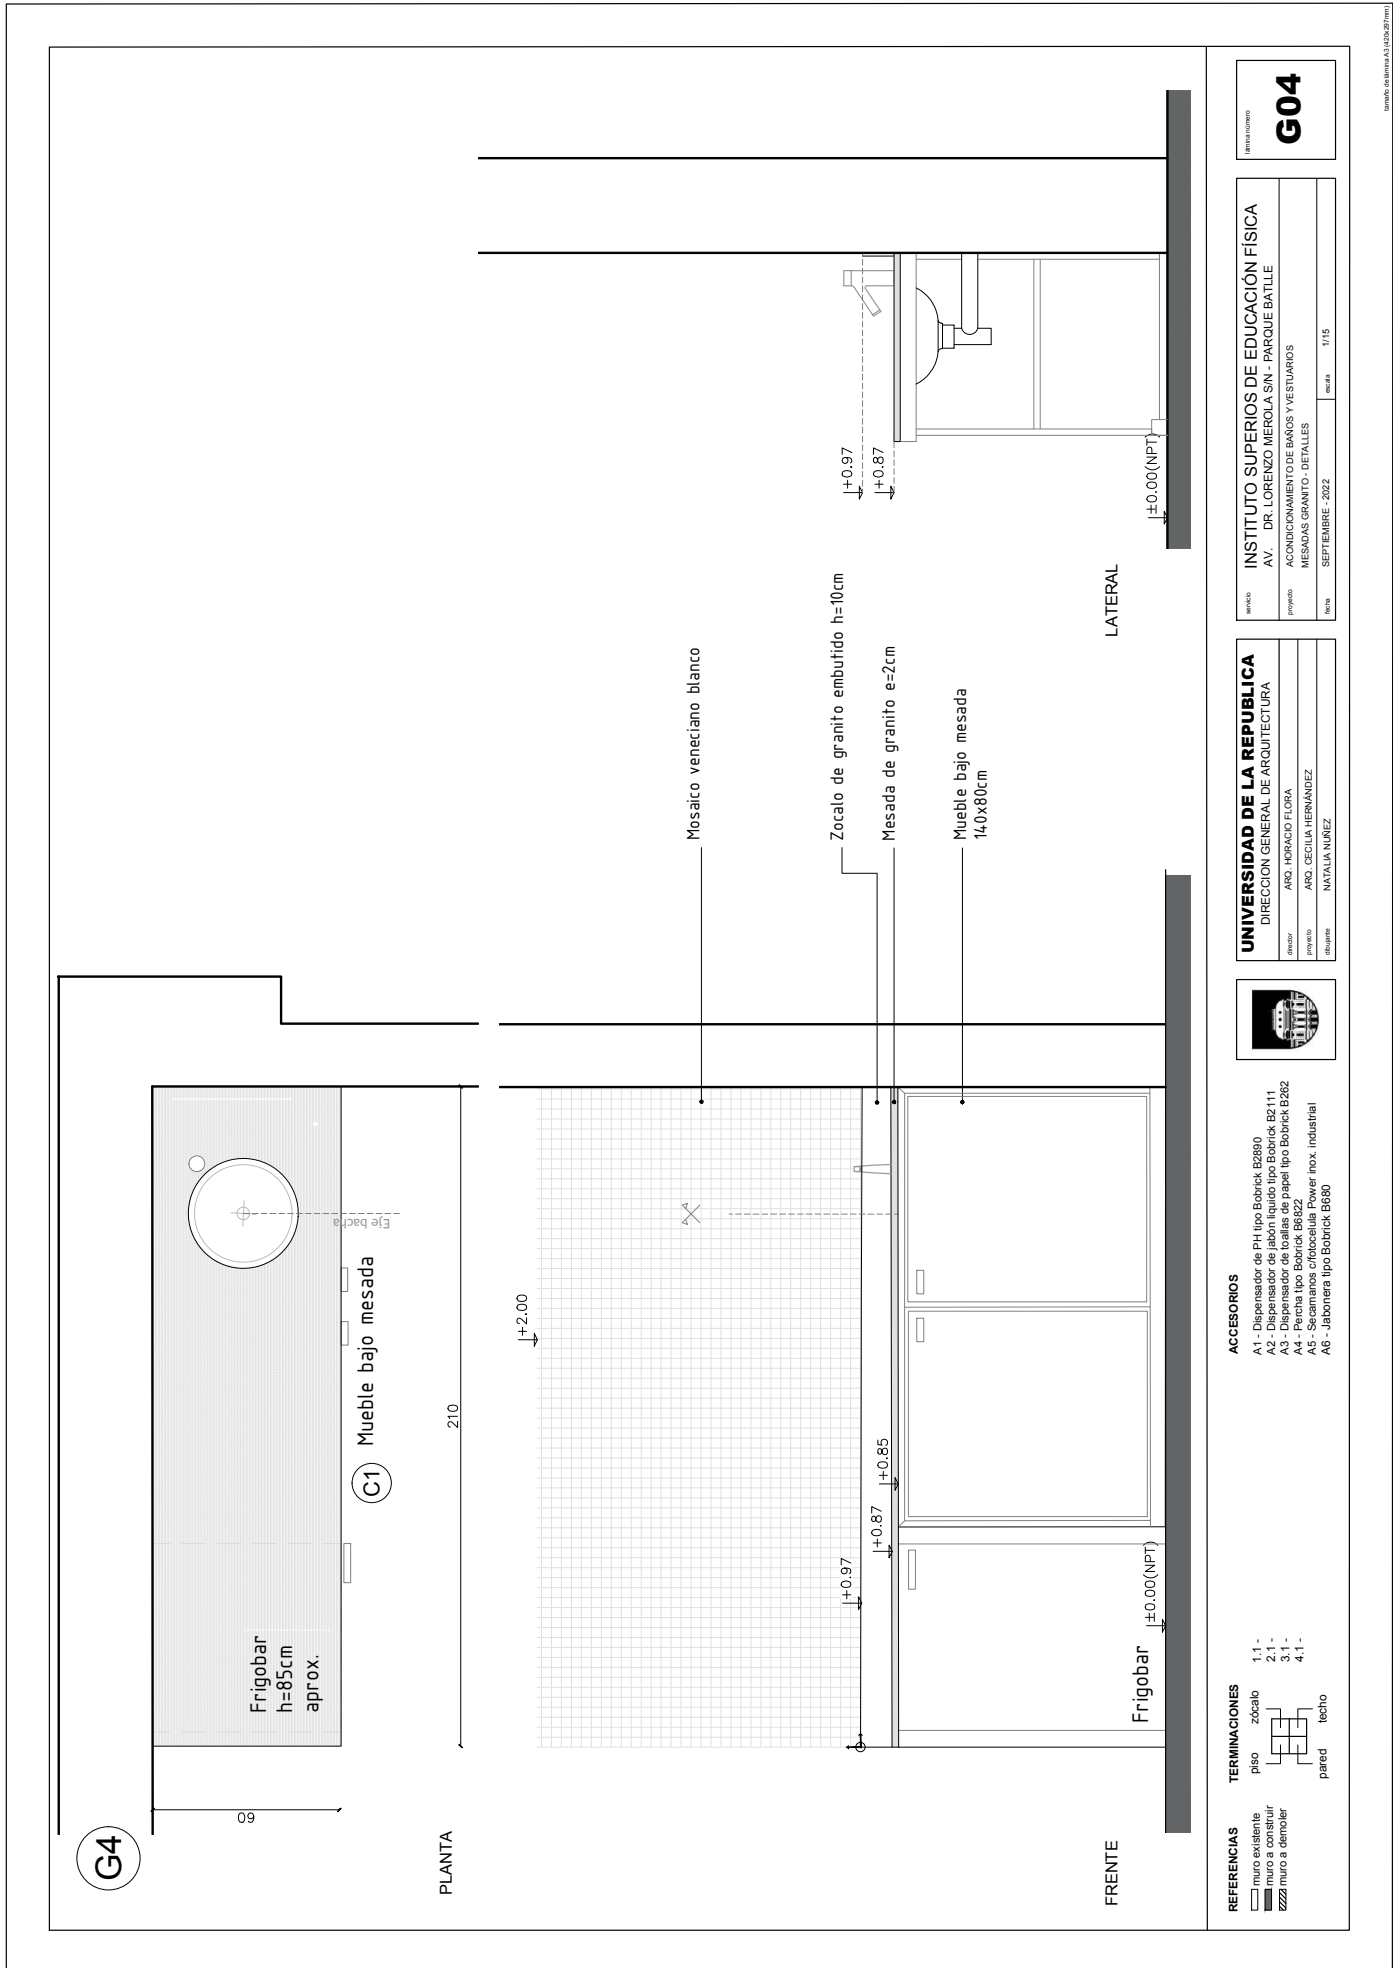

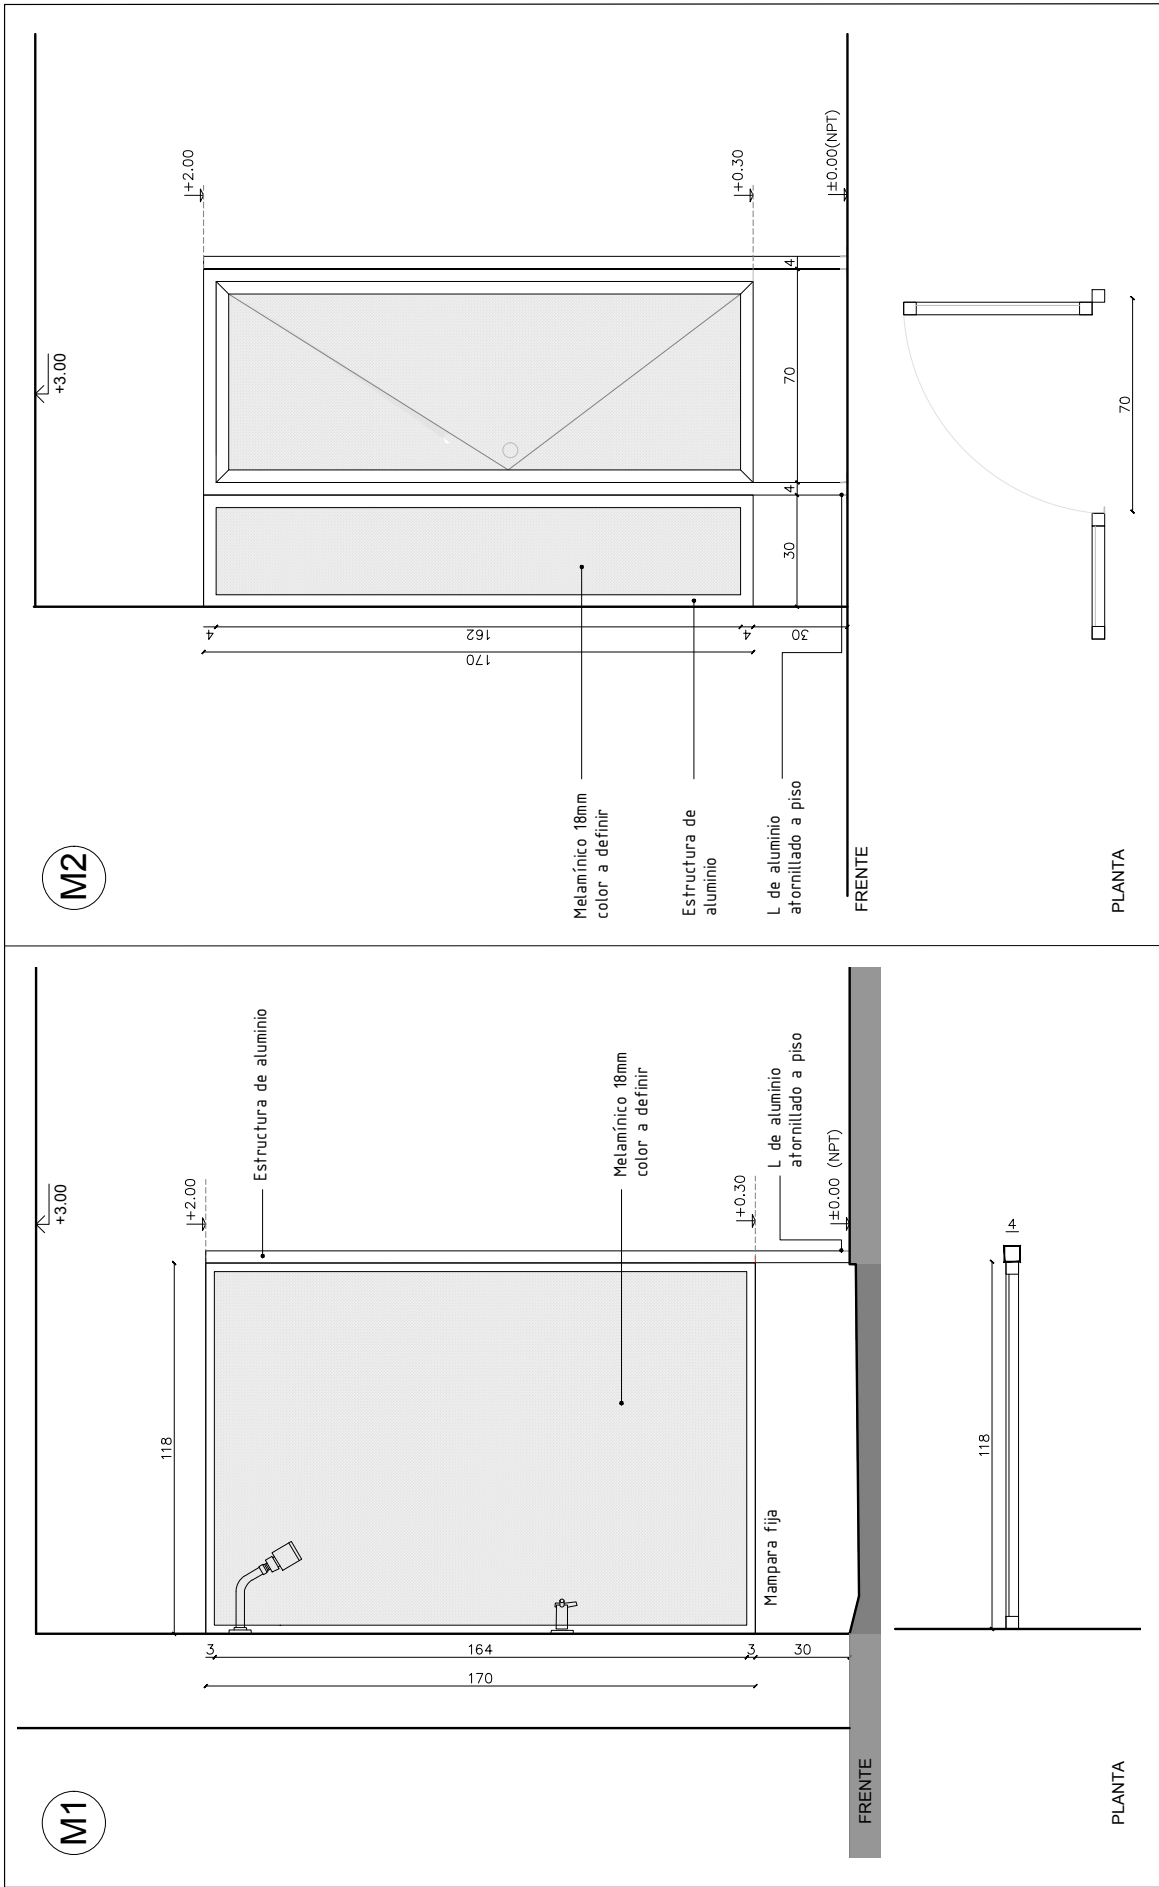


REFERENCIAS	TERMINACIONES	ACCESORIOS	
<ul style="list-style-type: none"> □ muro existente □ muro a construir ▨ muro a demoler 	<ul style="list-style-type: none"> 1.1 - piso 2.1 - zócalo 3.1 - pared 4.1 - techo 	<ul style="list-style-type: none"> A1 - Dispensador de PH tipo Bobrick B2890 A2 - Dispensador de jabón líquido tipo Ecolock B2111 A3 - Dispensador de jabón líquido tipo Bobrick B262 A4 - Papelera tipo Bobrick B892 A5 - Secamanoa c/fofolecula Power inox industrial A6 - Jabonera tipo Bobrick B890 	<p>UNIVERSIDAD DE LA REPUBLICA DIRECCION GENERAL DE ARQUITECTURA</p> <p>revisor: ARO HORACIO FLORA proyector: ARO CECILIA HERNANDEZ elaborador: NATALIA NUÑEZ</p>
		<p>INSTITUTO SUPERIORES DE EDUCACION FISICA AV. DR. LORENZO MIEROLA SN - PARQUE BATLLE</p> <p>proyecto: ACONDICIONAMIENTO DE BAÑOS Y VESTIARIOS MAMPARAS - DETALLES</p> <p>fecha: SEPTIEMBRE - 2022 escala: 1/15</p>	M01

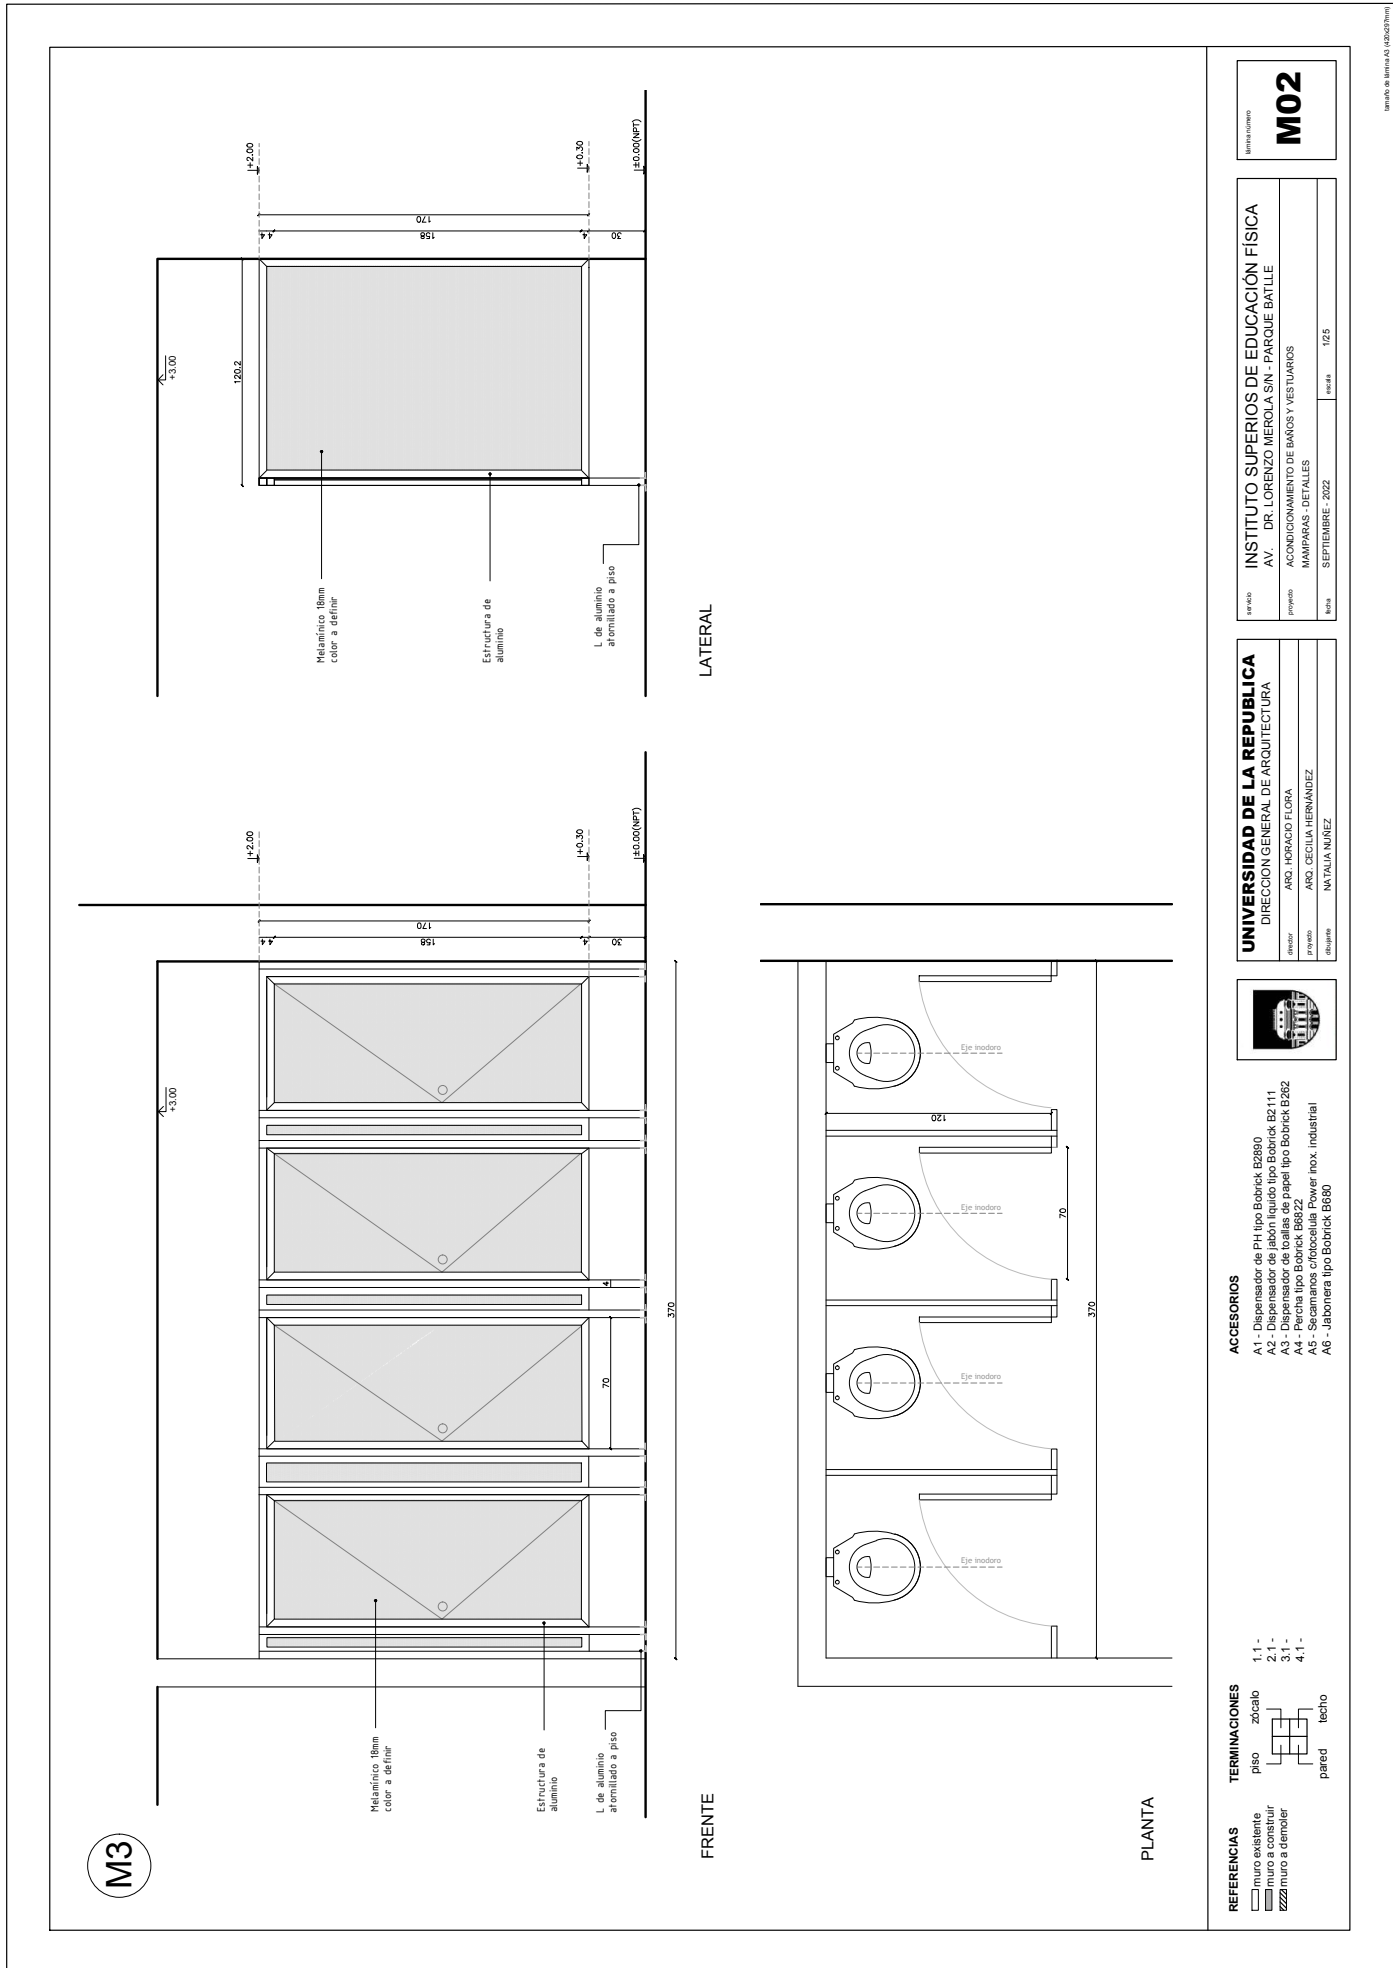

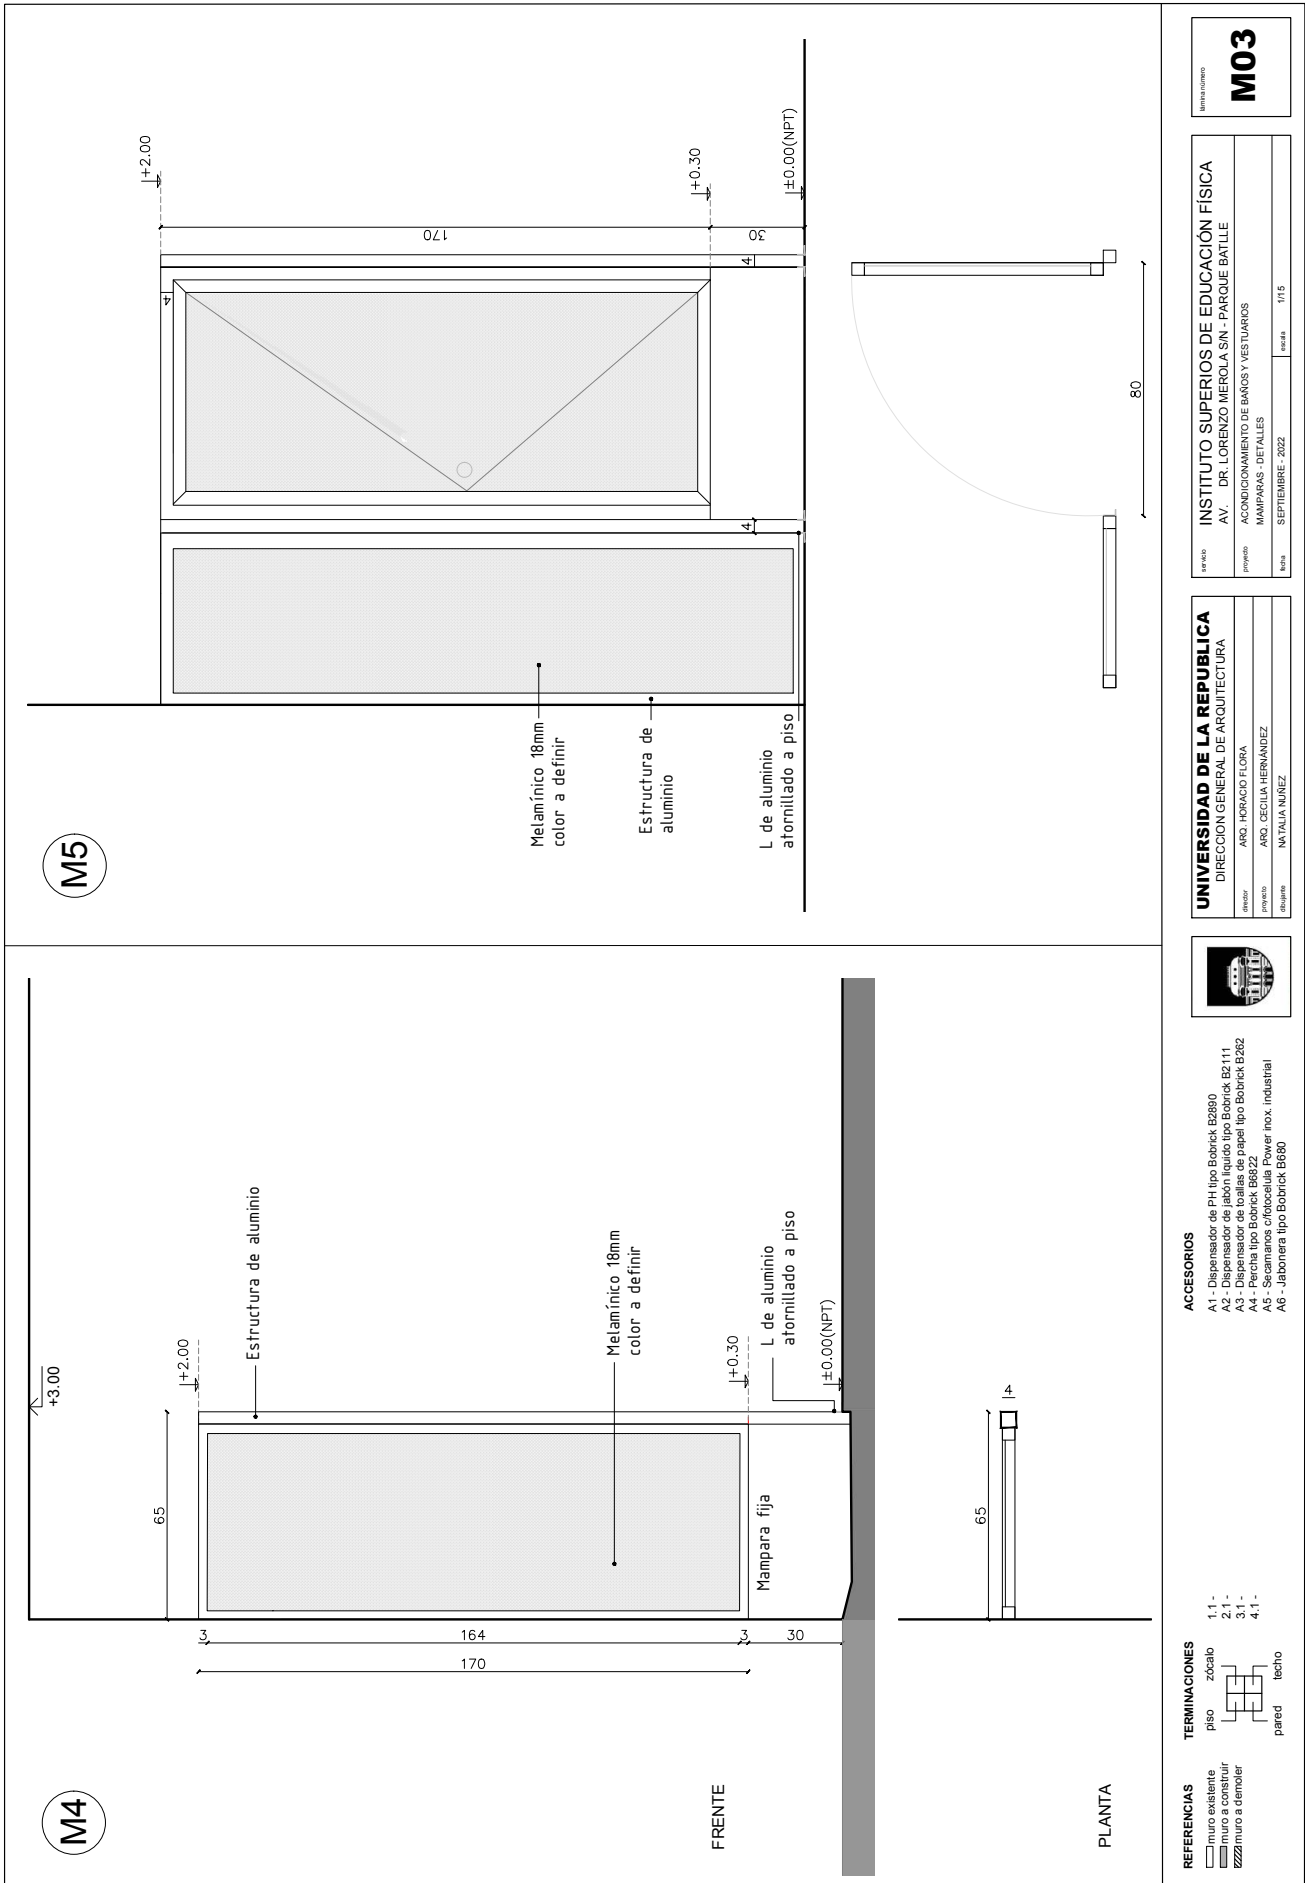

TIPO	PUERTA BATENTE		
CANTIDAD	6	UBICACIÓN	CIRCULACIÓN INTERNA - PLANTA BAJA
PRE-MARCO	6	SECC.	TERMINACIÓN
MARCO	CALON (ancho muro x 5cm), SIN CONTRAMARCO CON BUÑA 1x1 CM		
ESTRUCTURA	PINTADO CON ESMALTE SINTÉTICO SEMIBRILLO BLANCO		
FINIS	PULVEREADO		
DESCRIPCIÓN	AGLOMERADO 3MM ENCHAPADO CON "FORMICA"		
ESPESOR	30MM		
ACCESORIOS	BURLETES DE GOMA EN EL PERÍMETRO		
MOVIMIENTO	BISAGRAS DE AC. INOX. C/ILUMÉN + BRAZO HIDRÁULICO		
MANIOBRA	MANIA TIPO A L3/CERROJOS DE RODILLO		
CIERRE	CERRADURA TIPO "STAR" JUNIOR + BRAZO HIDRÁULICO + CERROJO INTERIOR		
BURLETES			
FELPILLAS			
VIDRIO	TIPO	ESP.	OBSER.
OBSERVACIONES	CON BRAZOS DE SUJECCIÓN LATERALES TODAS LAS ABERTURAS SERÁN LLEVADAS A OBRA CON PROTECCIÓN		
NOTAS	LAS ABERTURAS SE DIBUJAN VISTAS DESDE LA CIRCULACIÓN LAS MEDIDAS SE EXPRESAN EN METROS TODAS LAS MEDIDAS SE RECTIFICARAN EN OBRA		

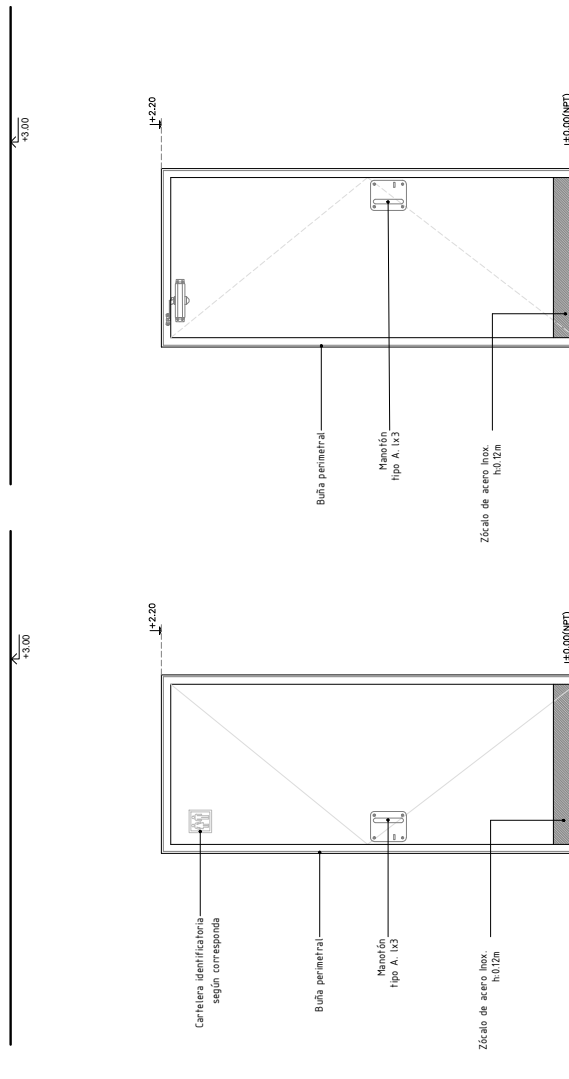

ALZADO INTERIOR
esc 1:25

 
ALZADO EXTERIOR
esc 1:25

PLANTA
esc 1:25

Hoja Nro. **AL01**


INSTITUTO SUPERIOS DE EDUCACIÓN FÍSICA
AV. DR. LORENZO HIEROLA SIN - PARQUE BATLLE
ACONDICIONAMIENTO DE BAÑOS Y VESTIARIOS
PLANILLA DE ABERTURA A1
SEPTIEMBRE - 2022

UNIVERSIDAD DE LA REPUBLICA
DIRECCION GENERAL DE ARQUITECTURA
ARD. HORACIO FLORA
ARD. CECILIA HERNANDEZ
NATALIA NUÑEZ




REFERENCIAS

TIPO	A2	PUERTA BATIENTE - VIDRIO FIJO
CANTIDAD	2	IZQ. - UBICACIÓN CIRCULACIÓN INTERNA - PLANTA BAJA
PRE MARCO	IZQ. - MAT. - SECC. - TERMINACIÓN -	
DESCRIPCIÓN	CAJÓN (máx. 50cm), SIN CONTRAMARCO CON BUENA 1x1 CM PINTADO CON ESMALTE SINTÉTICO SEMBRILLO BLANCO POLURETANO	
ESPECIFICACIONES	DESCRIPCIÓN: AGLOMERADO 3MM ENCHAPADO CON "FORMICA" ESPESOR: 38MM ACCESORIOS: BURLETES DE GOMA EN EL PERÍMETRO BARRAS DE AC. INOX. C/RULEMAN - BRAZO HIDRÁULICO MANILLO TIPO BARRAL 25MM COLOR CROMADO MATE CERRADURA TIPO "STAR" JUNIOR - BRAZO HIDRÁULICO + CERROJO INTERIOR	
ABERTURA	CANTIDAD: 2 ANCHO: 0,90 ALTO: 2,20	
BURLETES	FELPILLAS	
VIDRIO	TIPO	ESP. DBSER.
OBSERVACIONES	CON BRAZOS DE SUJECCIÓN LATERALES TODAS LAS ABERTURAS SERÁN LLEVADAS A OBRA CON PROTECCIÓN	
NOTAS	LAS ABERTURAS SE DOBLAN VISTAS DESDE LA CIRCULACIÓN LAS MEDIDAS SE EXPRESAN EN METROS TODAS LAS MEDIDAS SE RECTIFICARAN EN OBRA	

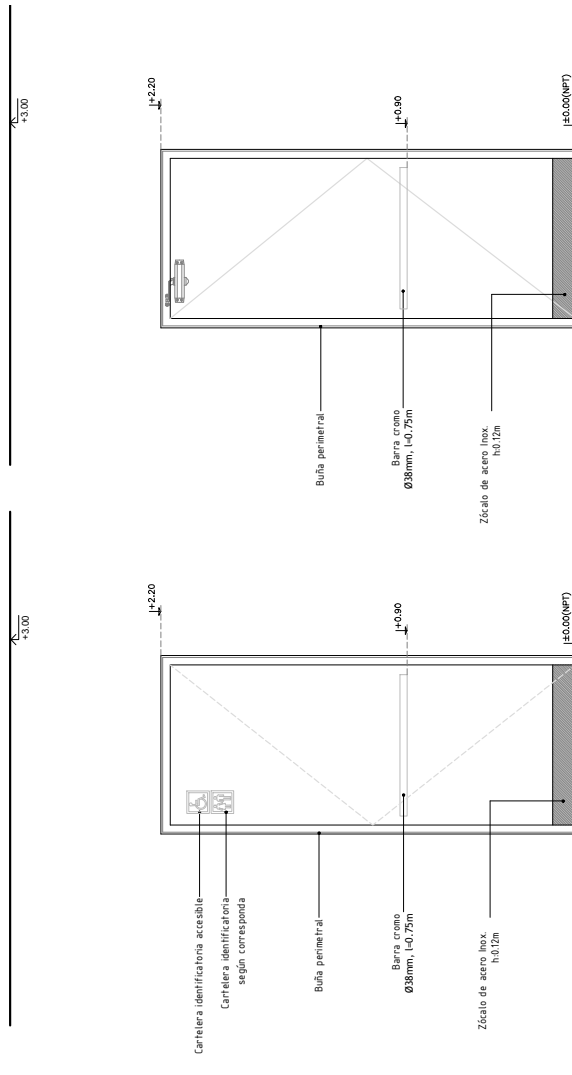

ALZADO INTERIOR
esc 1:25

ALZADO EXTERIOR
esc 1:25

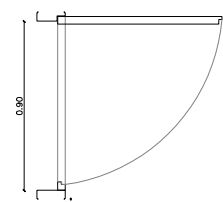

PLANTA
esc 1:25


BARRA AL02

INSTITUTO SUPERIOR DE EDUCACIÓN FÍSICA
 AV. DR. LORENZO HIEROLA SIN - PARQUE BATLLE
 ACONDICIONAMIENTO DE BAÑOS Y VESTIARIOS
 PLANILLA DE ABERTURA A2
 fecha: 12/09/2022

UNIVERSIDAD DE LA REPUBLICA
 DIRECCION GENERAL DE ARQUITECTURA
 autor: ARQ. HORACIO FLORA
 profesor: ARQ. CECILIA HERNANDEZ
 dibujante: NATALIA NUÑEZ



REFERENCIAS

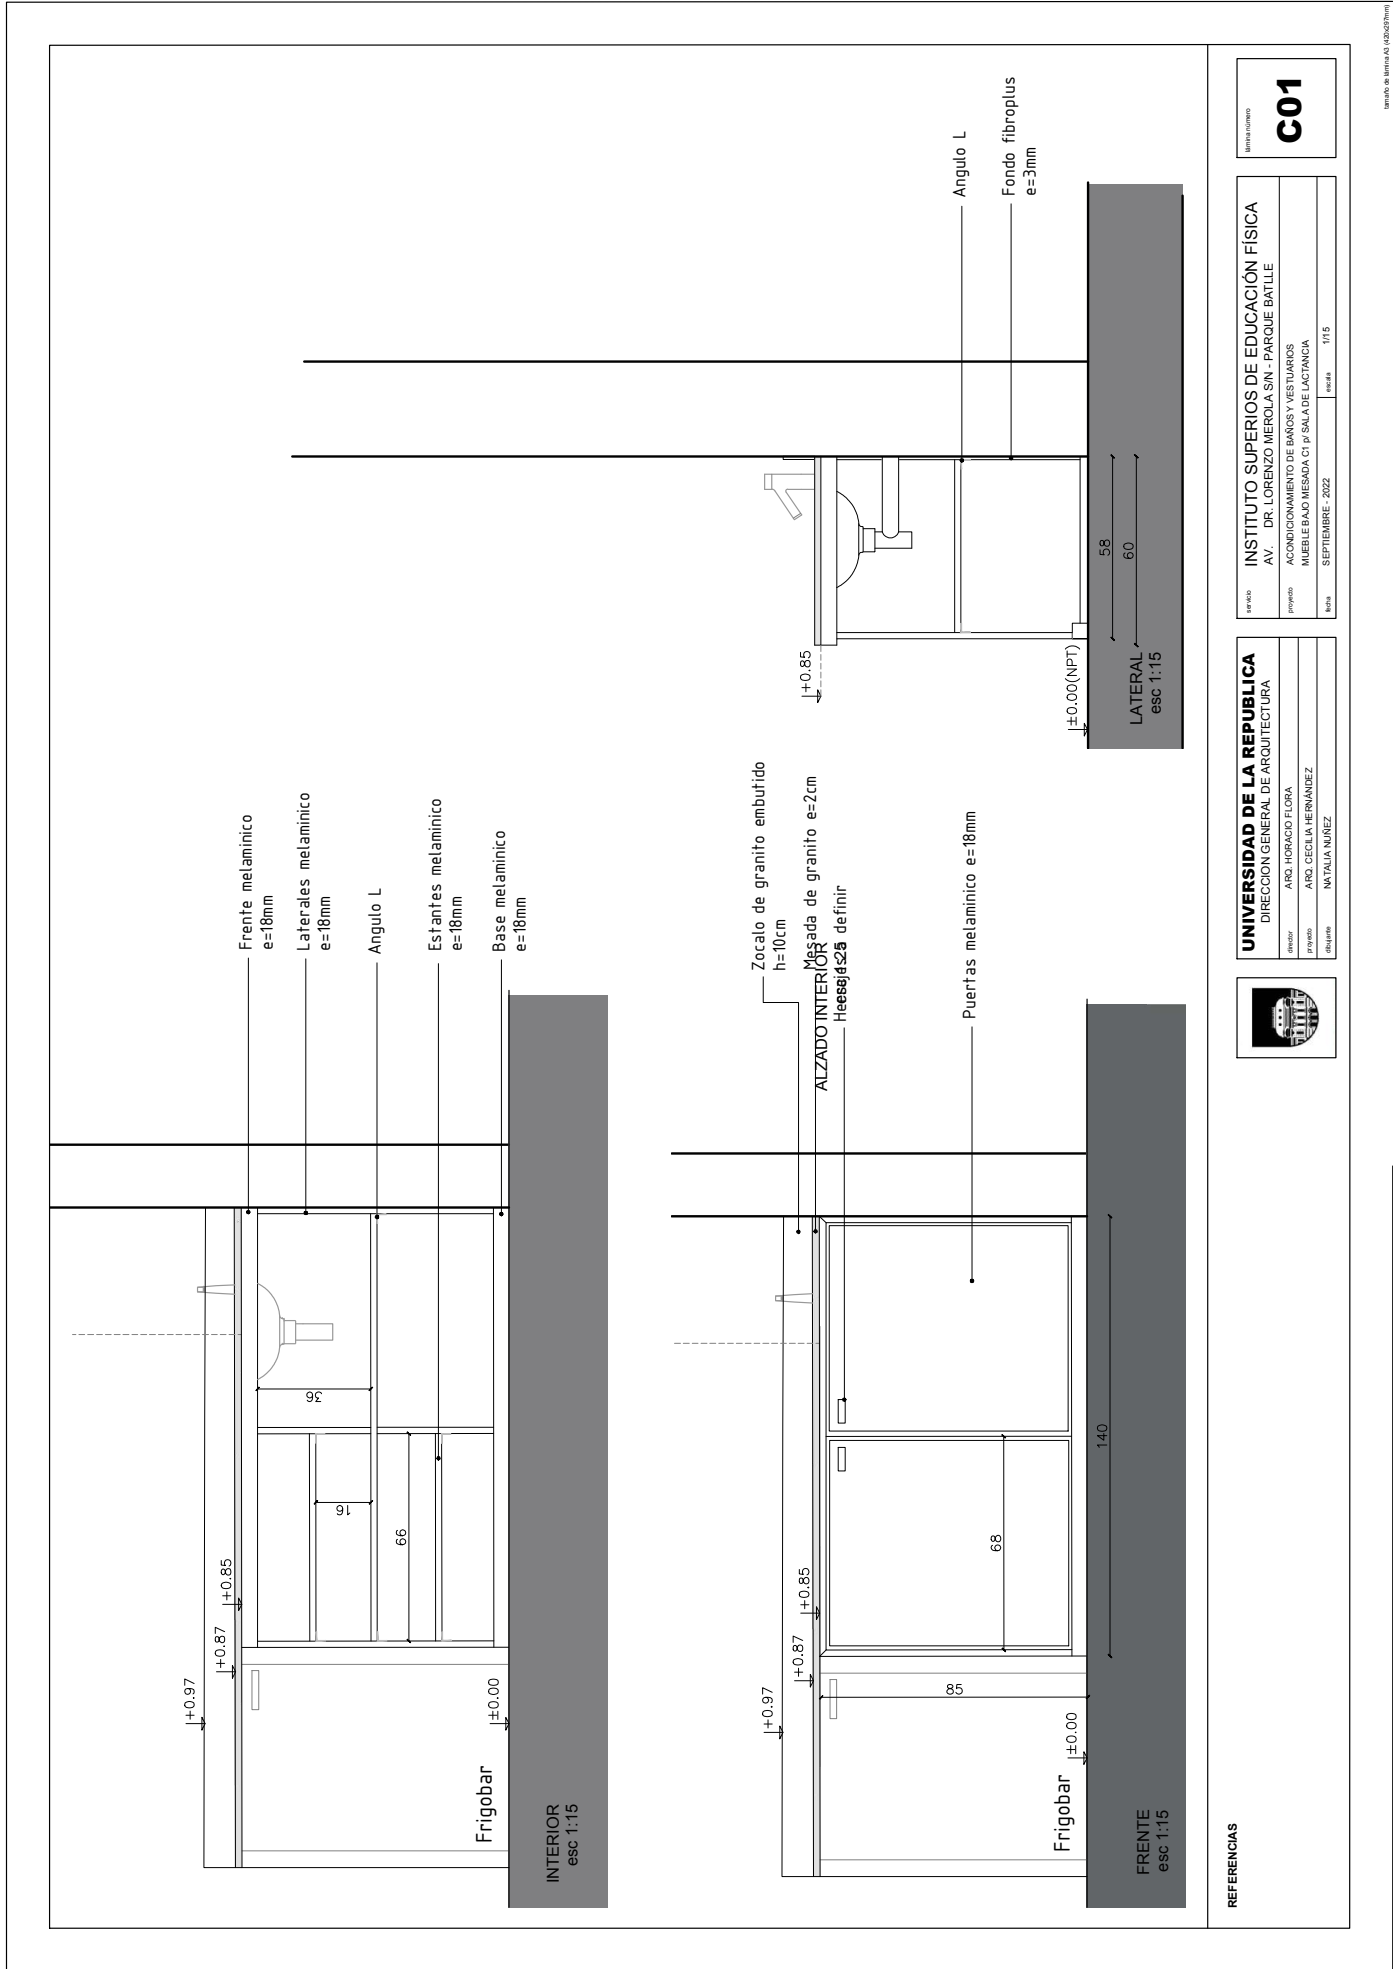


Hoja No. **C01**

INSTITUTO SUPERIORES DE EDUCACIÓN FÍSICA
 AV. DR. LORENZO MIEROLA S/N - PARQUE BATLLE
 ACONDICIONAMIENTO DE BAÑOS Y VESTIARIOS
 MUEBLE BAJO MESAADA C1 Y SALA DE LACTANCIA
 SEPTIEMBRE, 2022

UNIVERSIDAD DE LA REPUBLICA
 DIRECCION GENERAL DE ARQUITECTURA
 ARQ. HORACIO FLORA
 ARQ. CECILIA HERNANDEZ
 NATALIA NUÑEZ



REFERENCIAS

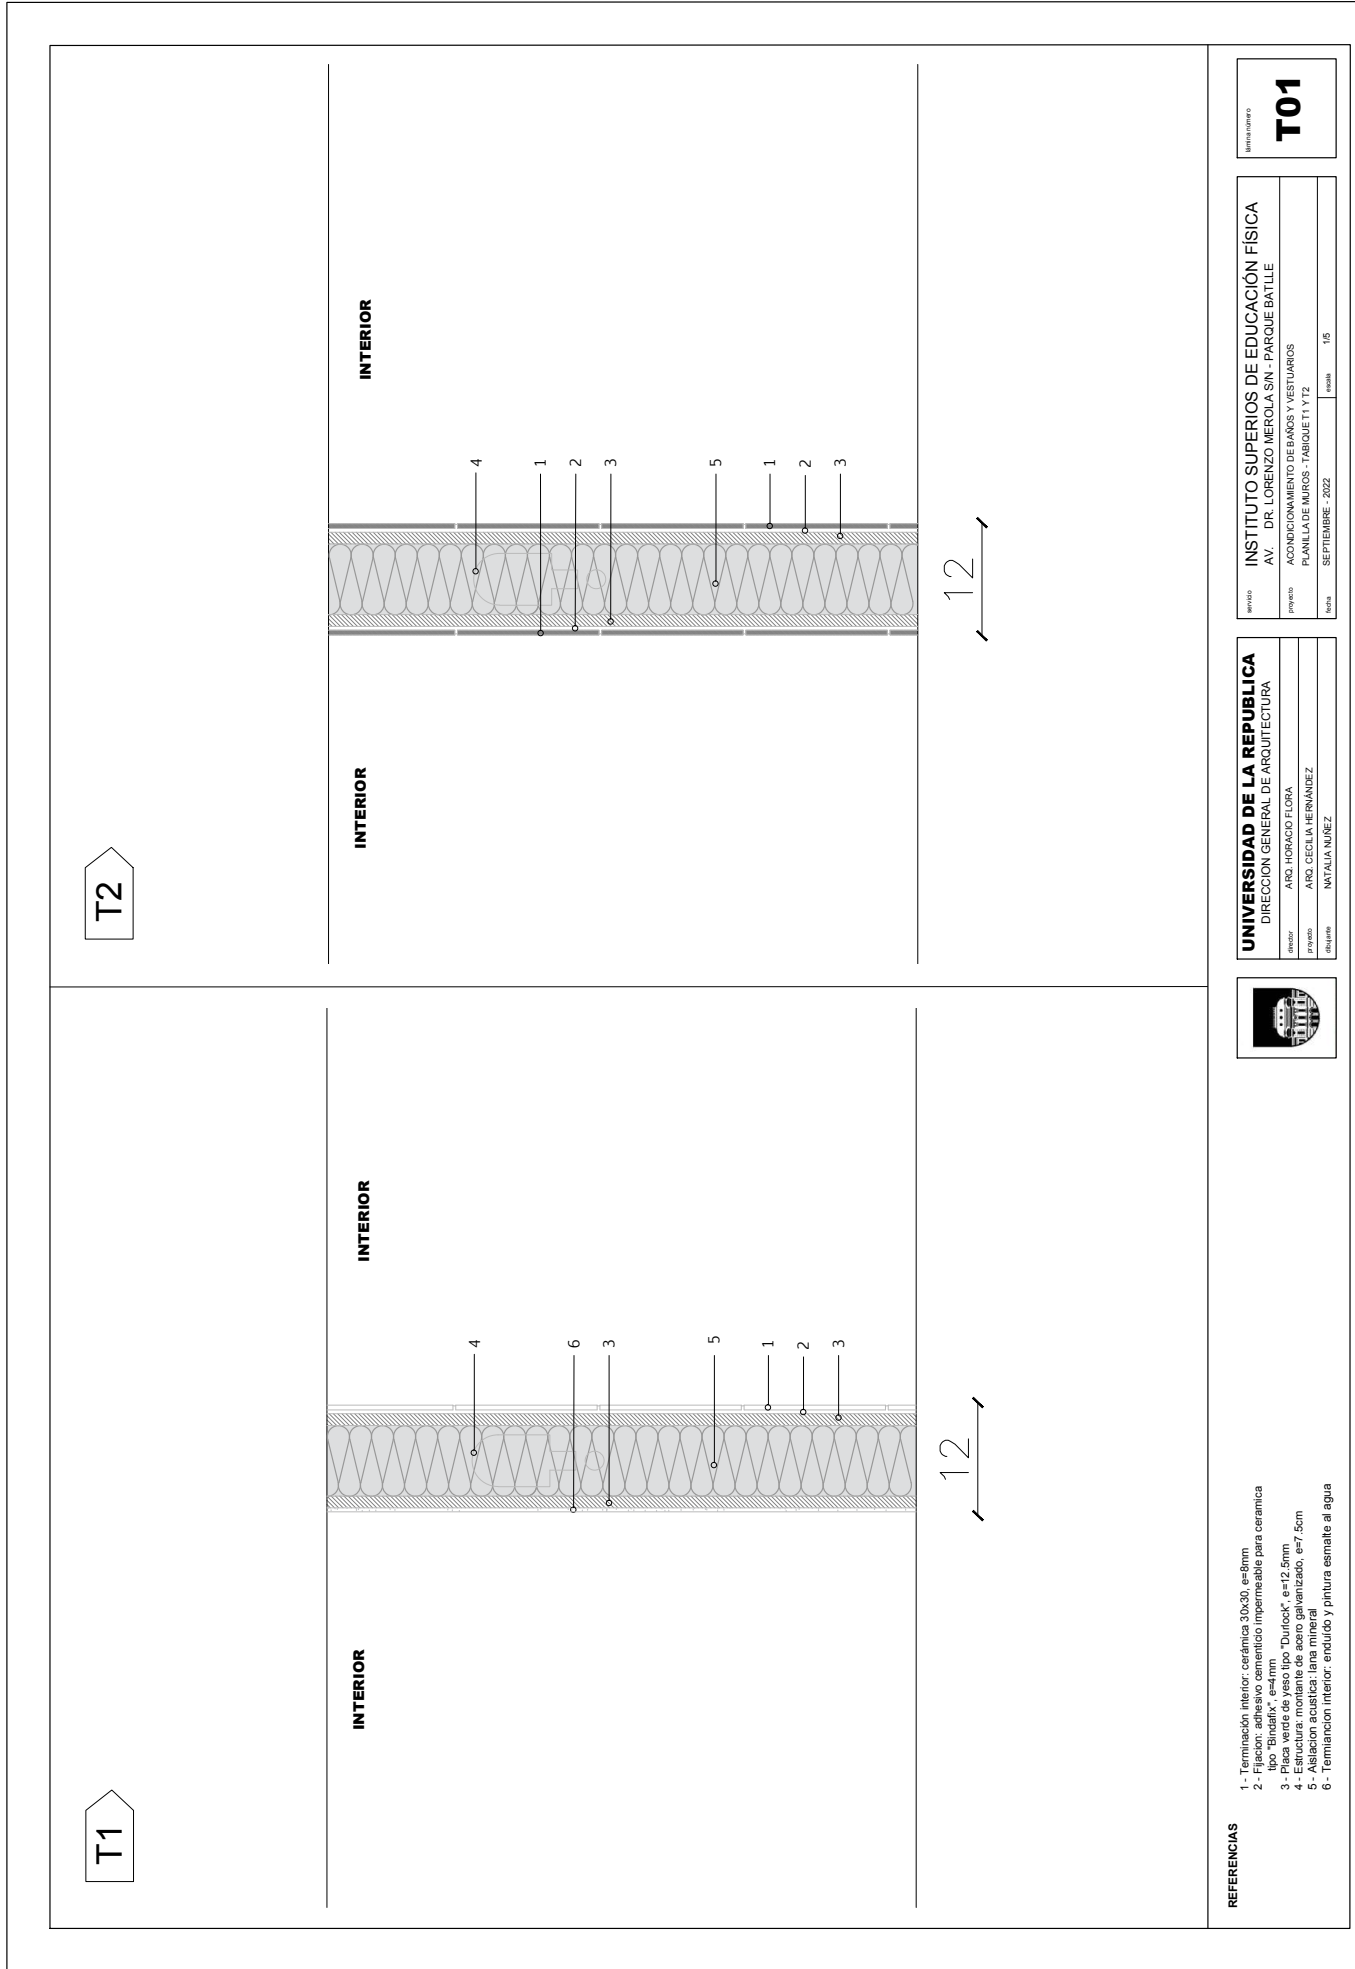

Hoja número
T01


INSTITUTO SUPERIOS DE EDUCACIÓN FÍSICA
 AV. DR. LORENZO MEROLA SIN - PARQUE BATLLE
 PROYECTO: ACONDICIONAMIENTO DE BAÑOS Y VESTIARIOS
 PLANILLA DE MUROS - TABIQUE T1 Y T2
 FECHA: SEPTIEMBRE - 2022
 ESCALA: 1/5

UNIVERSIDAD DE LA REPUBLICA
 DIRECCION GENERAL DE ARQUITECTURA
 DIRECTOR: ARO. HORACIO FLORA
 PROYECTO: ARO. CECILIA HERNANDEZ
 ELABORADO: NATALIA NUÑEZ



REFERENCIAS


1 - Terminación interior: cerámica 30x30, e=8mm
 2 - Fijación: adhesivo cementicio impermeable para cerámica tipo "Bimodal", e=4mm
 3 - Placa veteada de yeso tipo "Durisol", e=12,5mm
 4 - Placa de lana mineral acústica, e=7,5cm
 5 - Asilación acústica: lana mineral
 6 - Terminación interior: enduido y pintura esmalte al agua

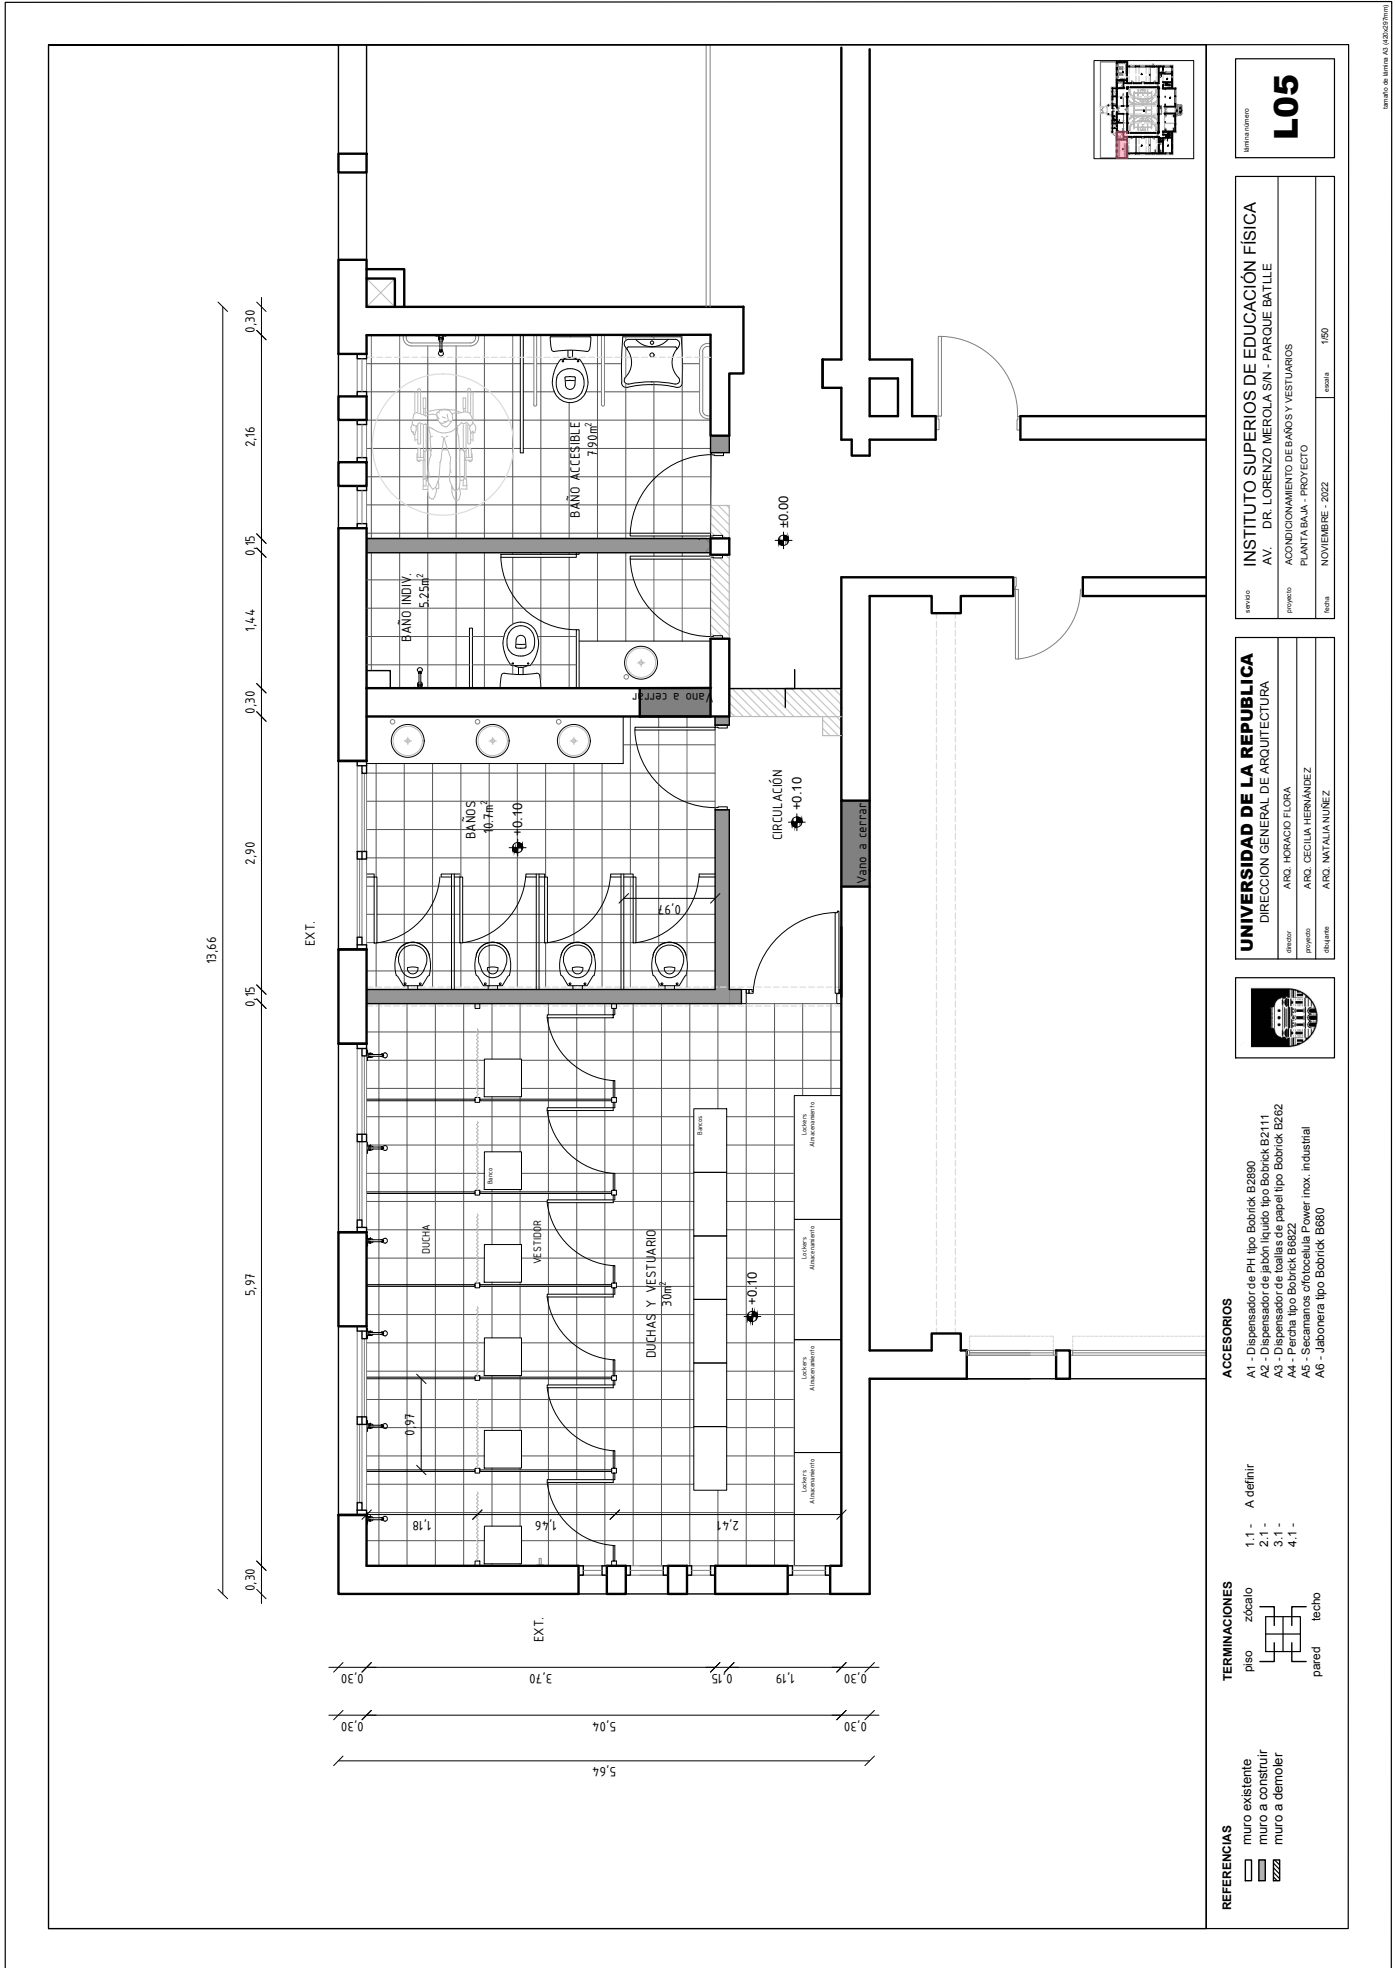

BAÑOS Y VESTUARIOS
L05

INSTITUTO SUPERIOR DE EDUCACIÓN FÍSICA
AV. DR. LORENZO HIEROLA SIN - PARQUE BATLLE
CONDICIONAMIENTO DE BAÑOS Y VESTUARIOS
PLANTA BAJA - PROYECTO
NOVIEMBRE - 2022

 UNIVERSIDAD DE LA REPUBLICA
DIRECCION GENERAL DE ARQUITECTURA
ARD. HORACIO FLORA
ARD. CECILIA HERNANDEZ
ARD. NATALIA NUÑEZ



- ACCESORIOS**
- A1 - Dispensador de PH tipo Bobrick B2880
 - A2 - Dispensador de jabon liquido tipo Bobrick B2111
 - A3 - Dispensador de toallas de papel tipo Bobrick B282
 - A4 - Percha tipo Bobrick B822
 - A5 - Secamanos fotocelular Power max. industrial
 - A6 - Jabonera tipo Bobrick B880

- TERMINACIONES**
- 1.1 - A definir
 - 2.1 - zócalo
 - 3.1 - pared
 - 4.1 - techo

- REFERENCIAS**
- muro existente
 - muro a construir
 - muro a demoler

mapa de planta A1 (B23)phm

